

Plan de division

Commune de Perwez (Thorembais-Saint-Trond)

Division 5 Section B

Parcelle 156 P

Chemin de Jodoigne

échelle : 1/400

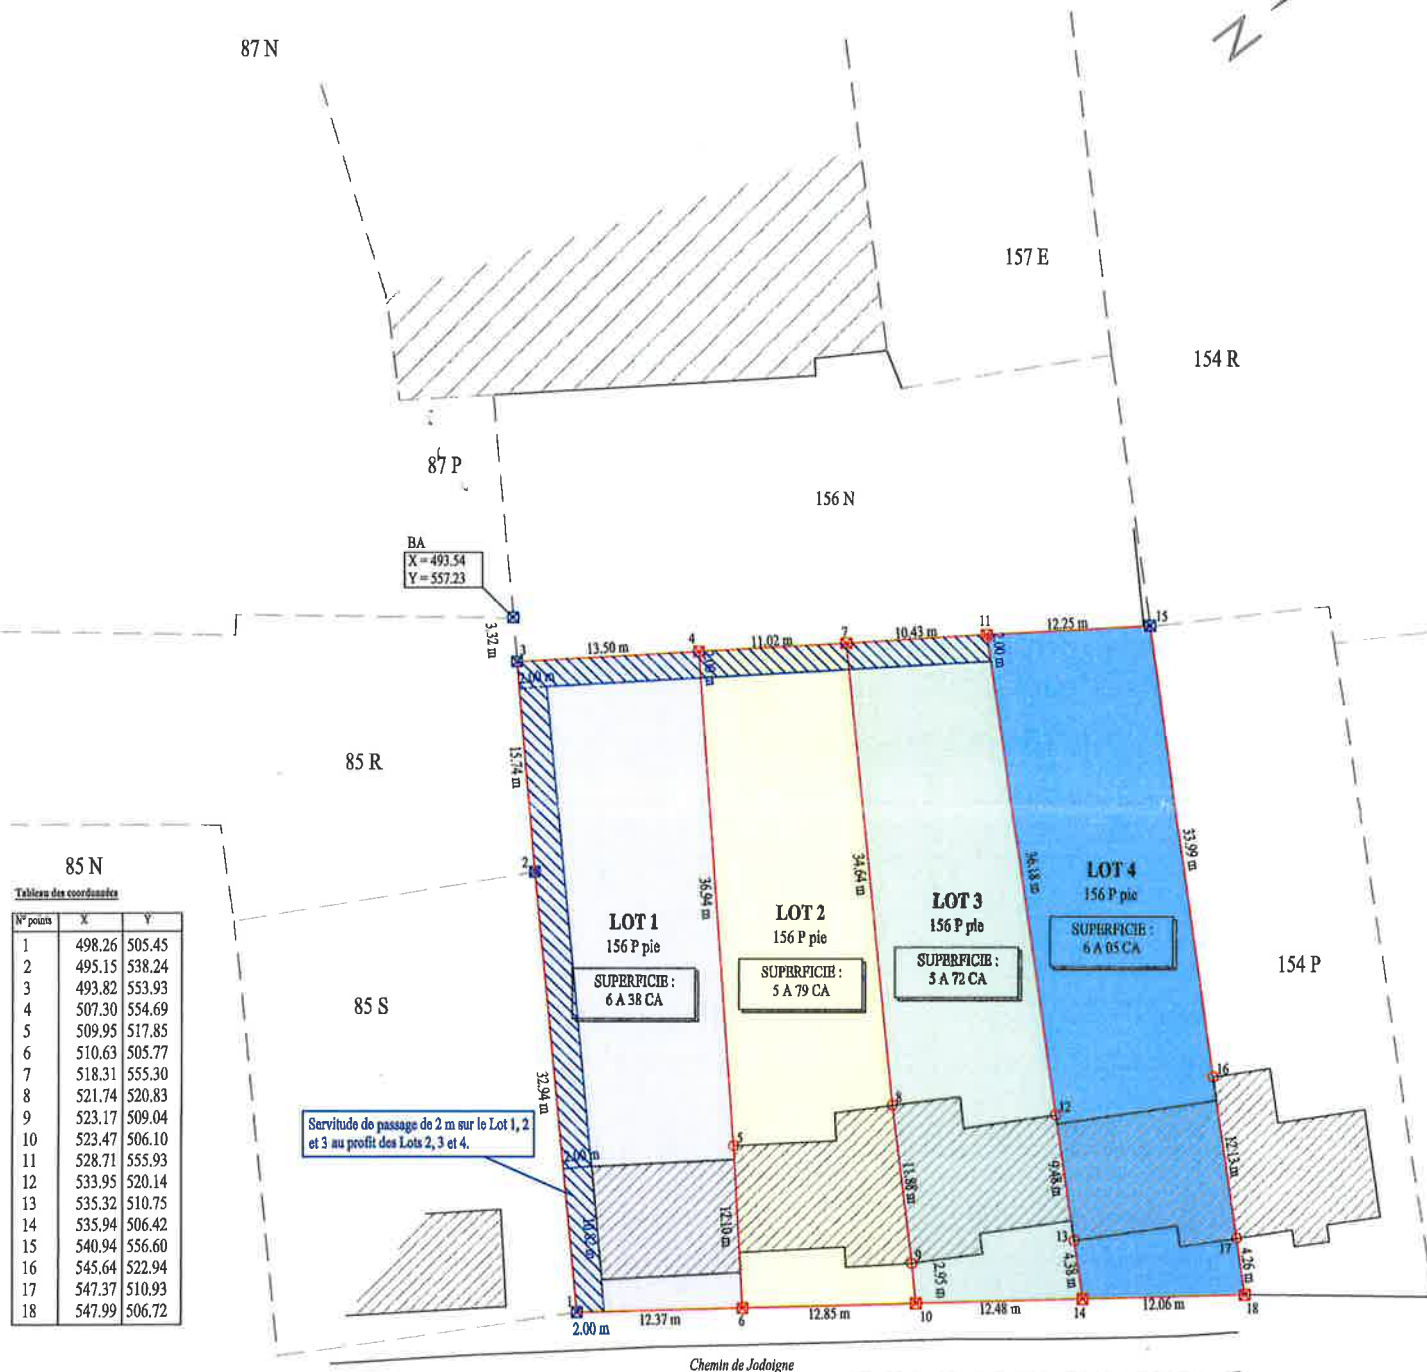


Tableau des coordonnées

N° points	X	Y
1	498.26	505.45
2	495.15	538.24
3	493.82	553.93
4	507.30	554.69
5	509.95	517.85
6	510.63	505.77
7	518.31	555.30
8	521.74	520.83
9	523.17	509.04
10	523.47	506.10
11	528.71	555.93
12	533.95	520.14
13	535.32	510.75
14	535.94	506.42
15	540.94	556.60
16	545.64	522.94
17	547.37	510.93
18	547.99	506.72

Légende situation existante

Plan du 20 septembre 2017

Système de coordonnées x/y/z local

- Borne nouvelle
- Borne ancienne
- Poteau électrique
- Poteau d'éclairage
- clôture
- Chambre de visite
- Limite de culture
- Limite parcelle cadastrale
- Pavé repère
- Pavé repère gaz
- Pavé repère eau
- Avaloir
- Dessus Taque
- Radier
- Télédistribution
- Boîte électrique
- Bouche d'incendie

SOCIETE DE GEOMETRES

LESCEUX - QUERTAIN sprl

Place de Plancenoit, 20 - 1380 Lasne

TEL : 02/633.47.00 - 02/633.47.10

FAX: 02/633.47.30

Vincent LESCEUX - Denis QUERTAIN

associés

Thierry LADRIERE - Pierre VANDEN NOORTGATE

collaborateurs du bureau



PROVINCE DU BRABANT WALLON
COMMUNE DE PERWEZ

CONSTRUCTION DE 4 HABITATIONS

MAITRE DE L'OUVRAGE:

DATE: 08/04/2015

signature

ADRESSE DU CHANTIER:

Rue de Jodoigne,
1360 THOREMBAIS-SAINT-TROND
SECTION CADASTRALE:
Cadastré 5ème Div., Section B,
parcelle n°156k pie

ARCHITECTE: Laurent VAN PASSEL

Rue Notre-Dame, n°130
5000 NAMUR
0472/387.185 – 0471/22.89.48
vanpassel-architecte@hotmail.com


DATE:

signature

INSCRIT AU TABLEAU DE L'ORDRE DES ARCHITECTES
DE LA PROVINCE DU NAMUR

CONTENU:

IMPLANTATION éch.: 1/500
REZ-DE-CHAUSSEE éch.: 1/50
1ER ETAGE éch.: 1/50
2EME ETAGE éch.: 1/50
PLANS DE L'ENSEMBLE éch.: –
COUPE AA éch.: 1/50
COUPE BB éch.: 1/50
COUPE CC éch.: 1/50
COUPE DD éch.: 1/50
FACADE AVANT éch.: –
FACADE ARRIERE éch.: –
FACADE GAUCHE éch.: 1/50

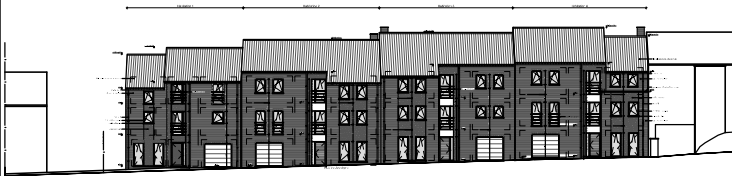

Atelier d'Architecture: L. van Passel.

GSM: 0472 / 387.185

PERMIS D'URBANISME



PLAN D'EXECUTION



AVANT PROJET



LE MAITRE D'OUVRAGE EST TENU D'AVERTIR L'ARCHITECTE POUR LE SUIVI DE CHANTIER
PAR LETTRE RECOMMANDEE DU DEBUT DES TRAVAUX
CE PLAN RESTE LA PROPRIETE MATERIELLE ET INTELLECTUELLE DE L'ARCHITECTE.
IL NE PEUT ETRE REPRODUIT, NI CEDE SANS SON AUTORISATION

AVANT OUVERTURE DES FOUILLES, LE NIVEAU DE L'EGOUT SERA VERIFIE
LES SEMELLES DE FONDATIONS SERONT ETABLIES SUR BON SOL ET SUIVANT LES PLANS DE L'INGENIEUR
TOUTES LES COTES SONT DONNEES A TITRE INDICATIF ET DOIVENT ETRE VERIFIEES PAR L'ENTREPRENEUR
L'IMPLANTATION EST A VERIFIER SUIVANT LES PLANS DE BORNAGE DU GEOMETRE

MATERIAUX

- FACADE:** Brique en terre cuite de ton rouge-brun
- TOITURE:** Tuiles galbées en terre cuite de ton gris
- CHASSIS EXTERIEUR:** PVC de ton blanc + double vitrage
- SEUIL :** Pierre bleue de ton naturel
- CHENEAU:** Zinc de ton naturel
- DEP:** En zinc

ENTREPRENEUR:

DATE:

signature

DATE:

08 / 04 / 2015

DOSSIER N° :

229 / NAK / 14

MODIFIE LE:

-/...../.....
-/...../.....
-/...../.....
-/...../.....
-/...../.....

 
PLAN N°:

01

LEGENDE




OSSATURE BOIS




BRIQUE DE PAREMENT



 MACONNERIE EN BLOC DE BETON LOURD



DEMOLITION

 

BETON ARME



ISOLATION SOUPLE

H.A.

HAUTEUR ALLEGE

N.S.L.

NIVEAU SOUS LINTEAU

V.M.C.

VENTILATION MECANIQUE CONTROLEE

V.H.

VENTILATION HAUTE

V.B.

TE DE VENTILATION Ø160MM
+ GRILLE ANTI-RONGEURS

OBJET DE LA DEMANDE

Courte Hale


Situation géographique





Implantation

Ech. : 1/500


Liste des propriétaires voisins dans un rayon de 50m ci-annexée

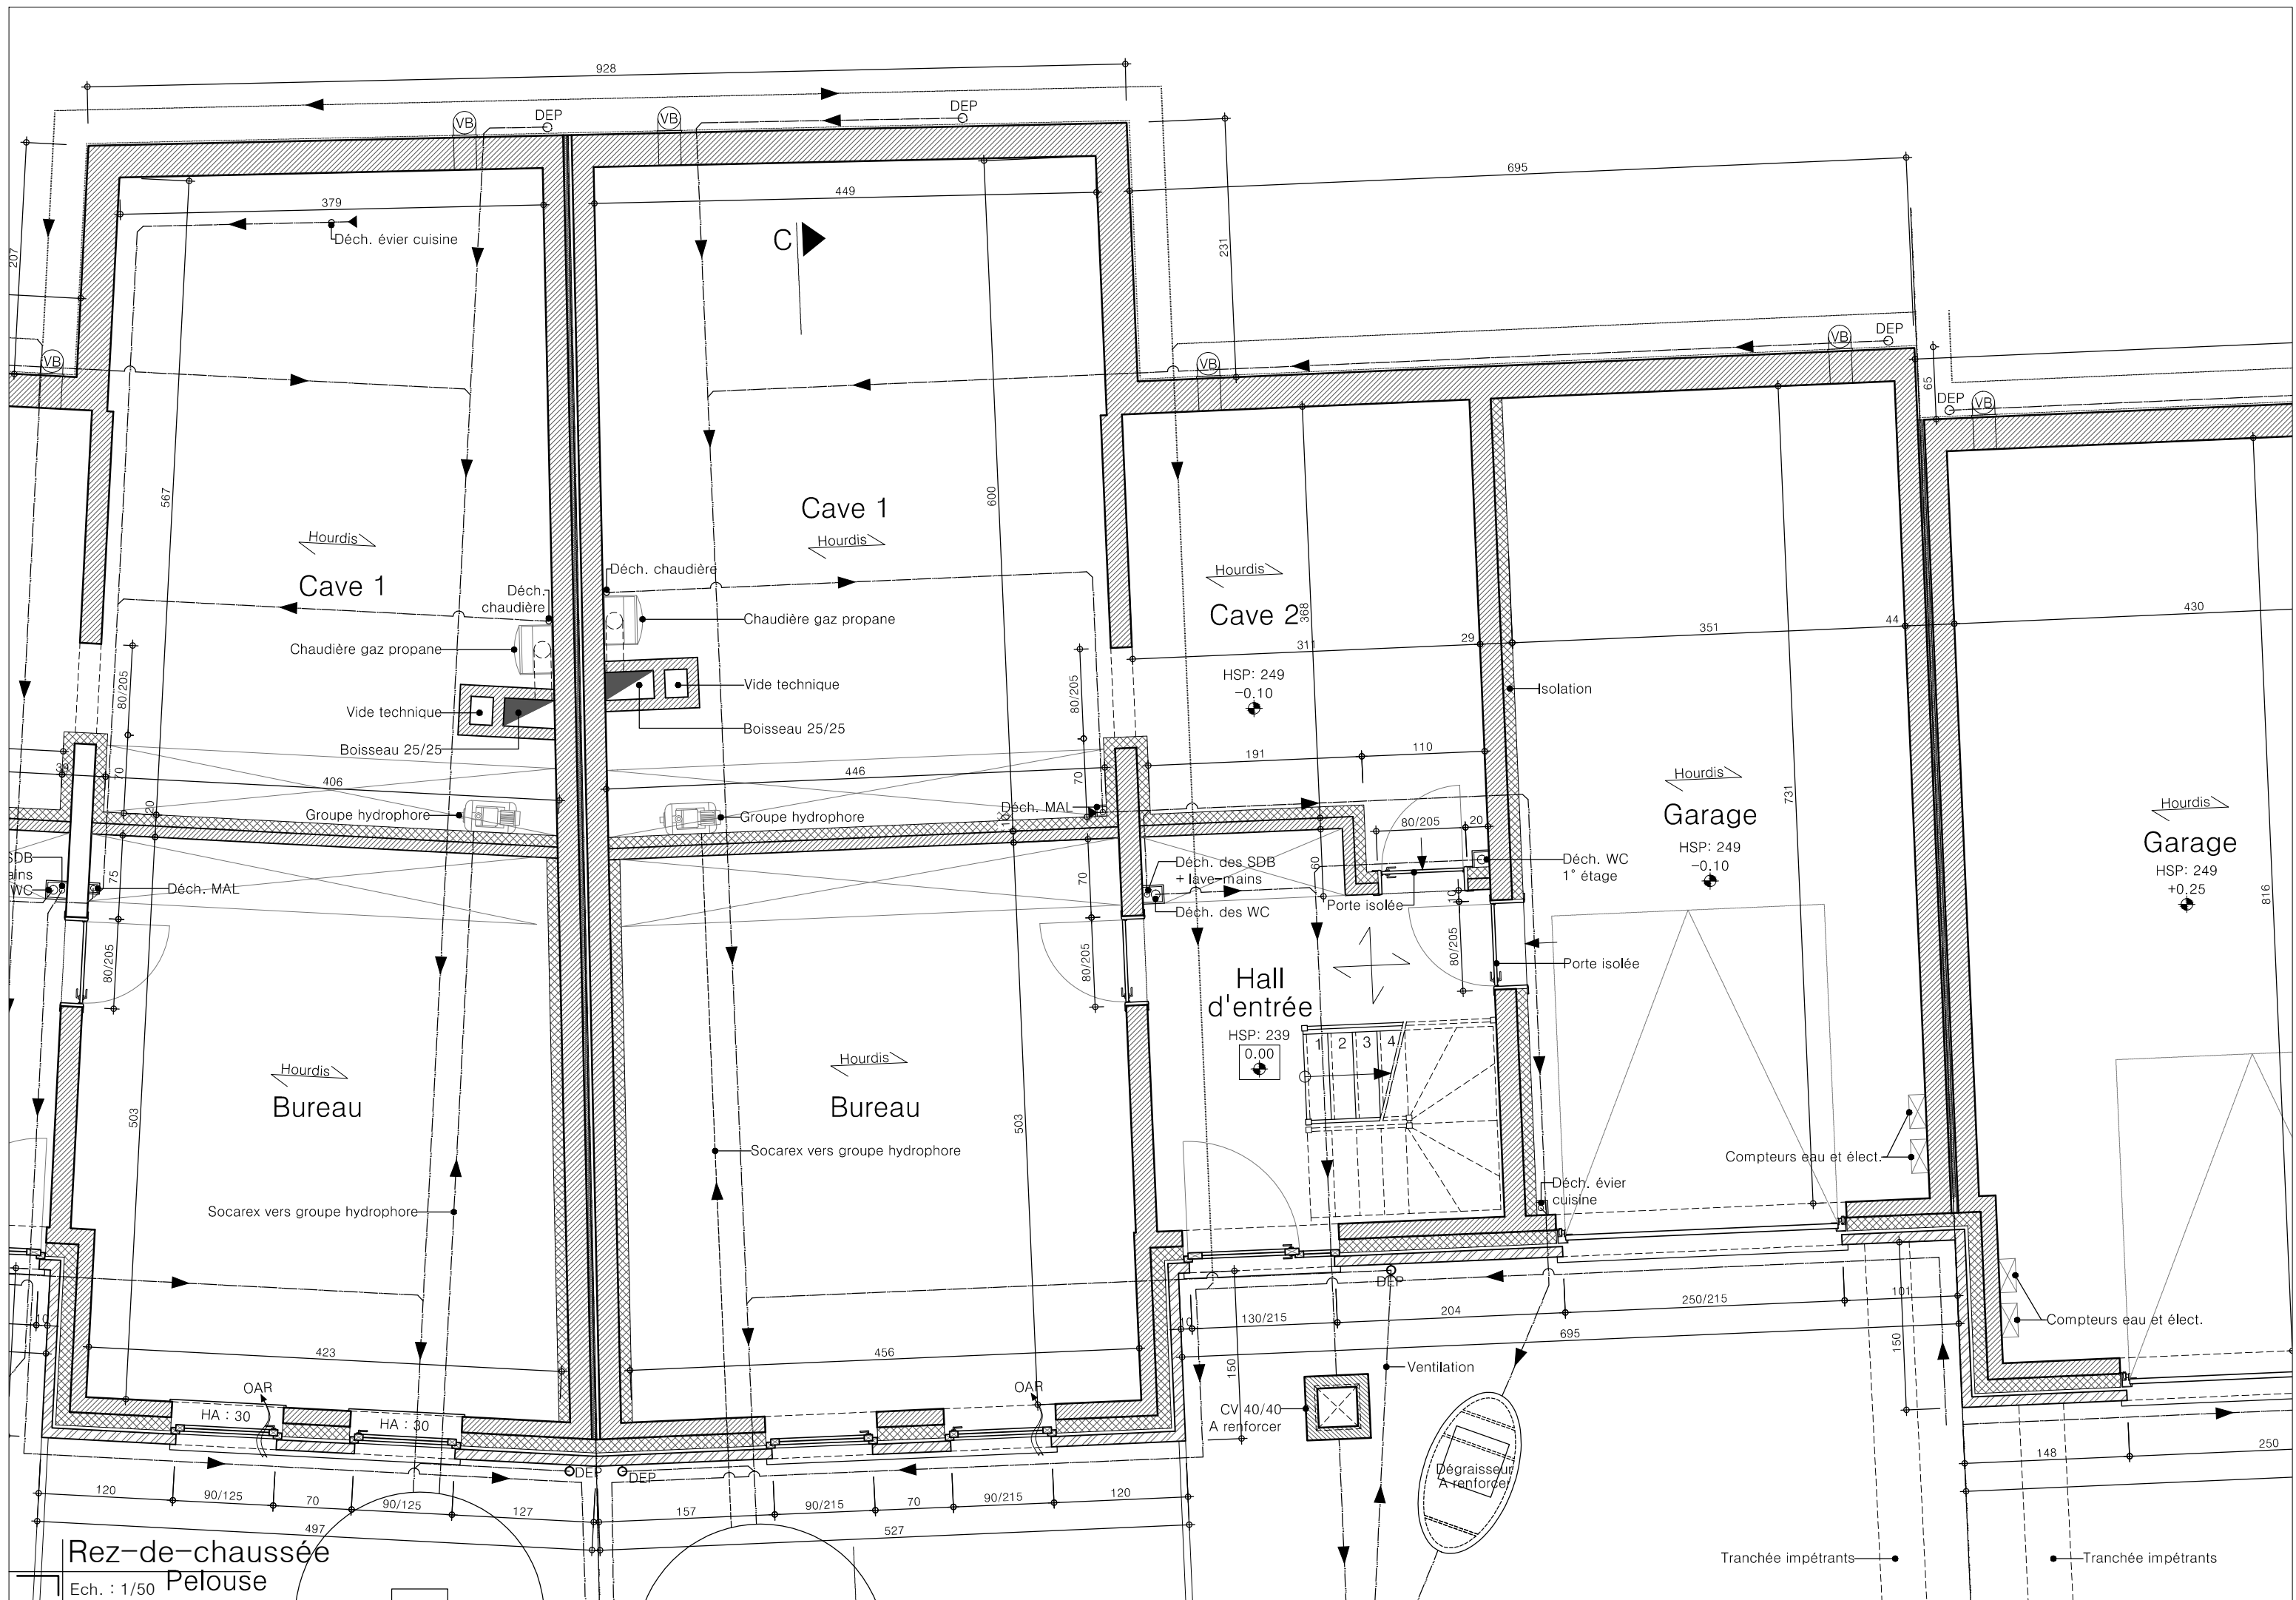

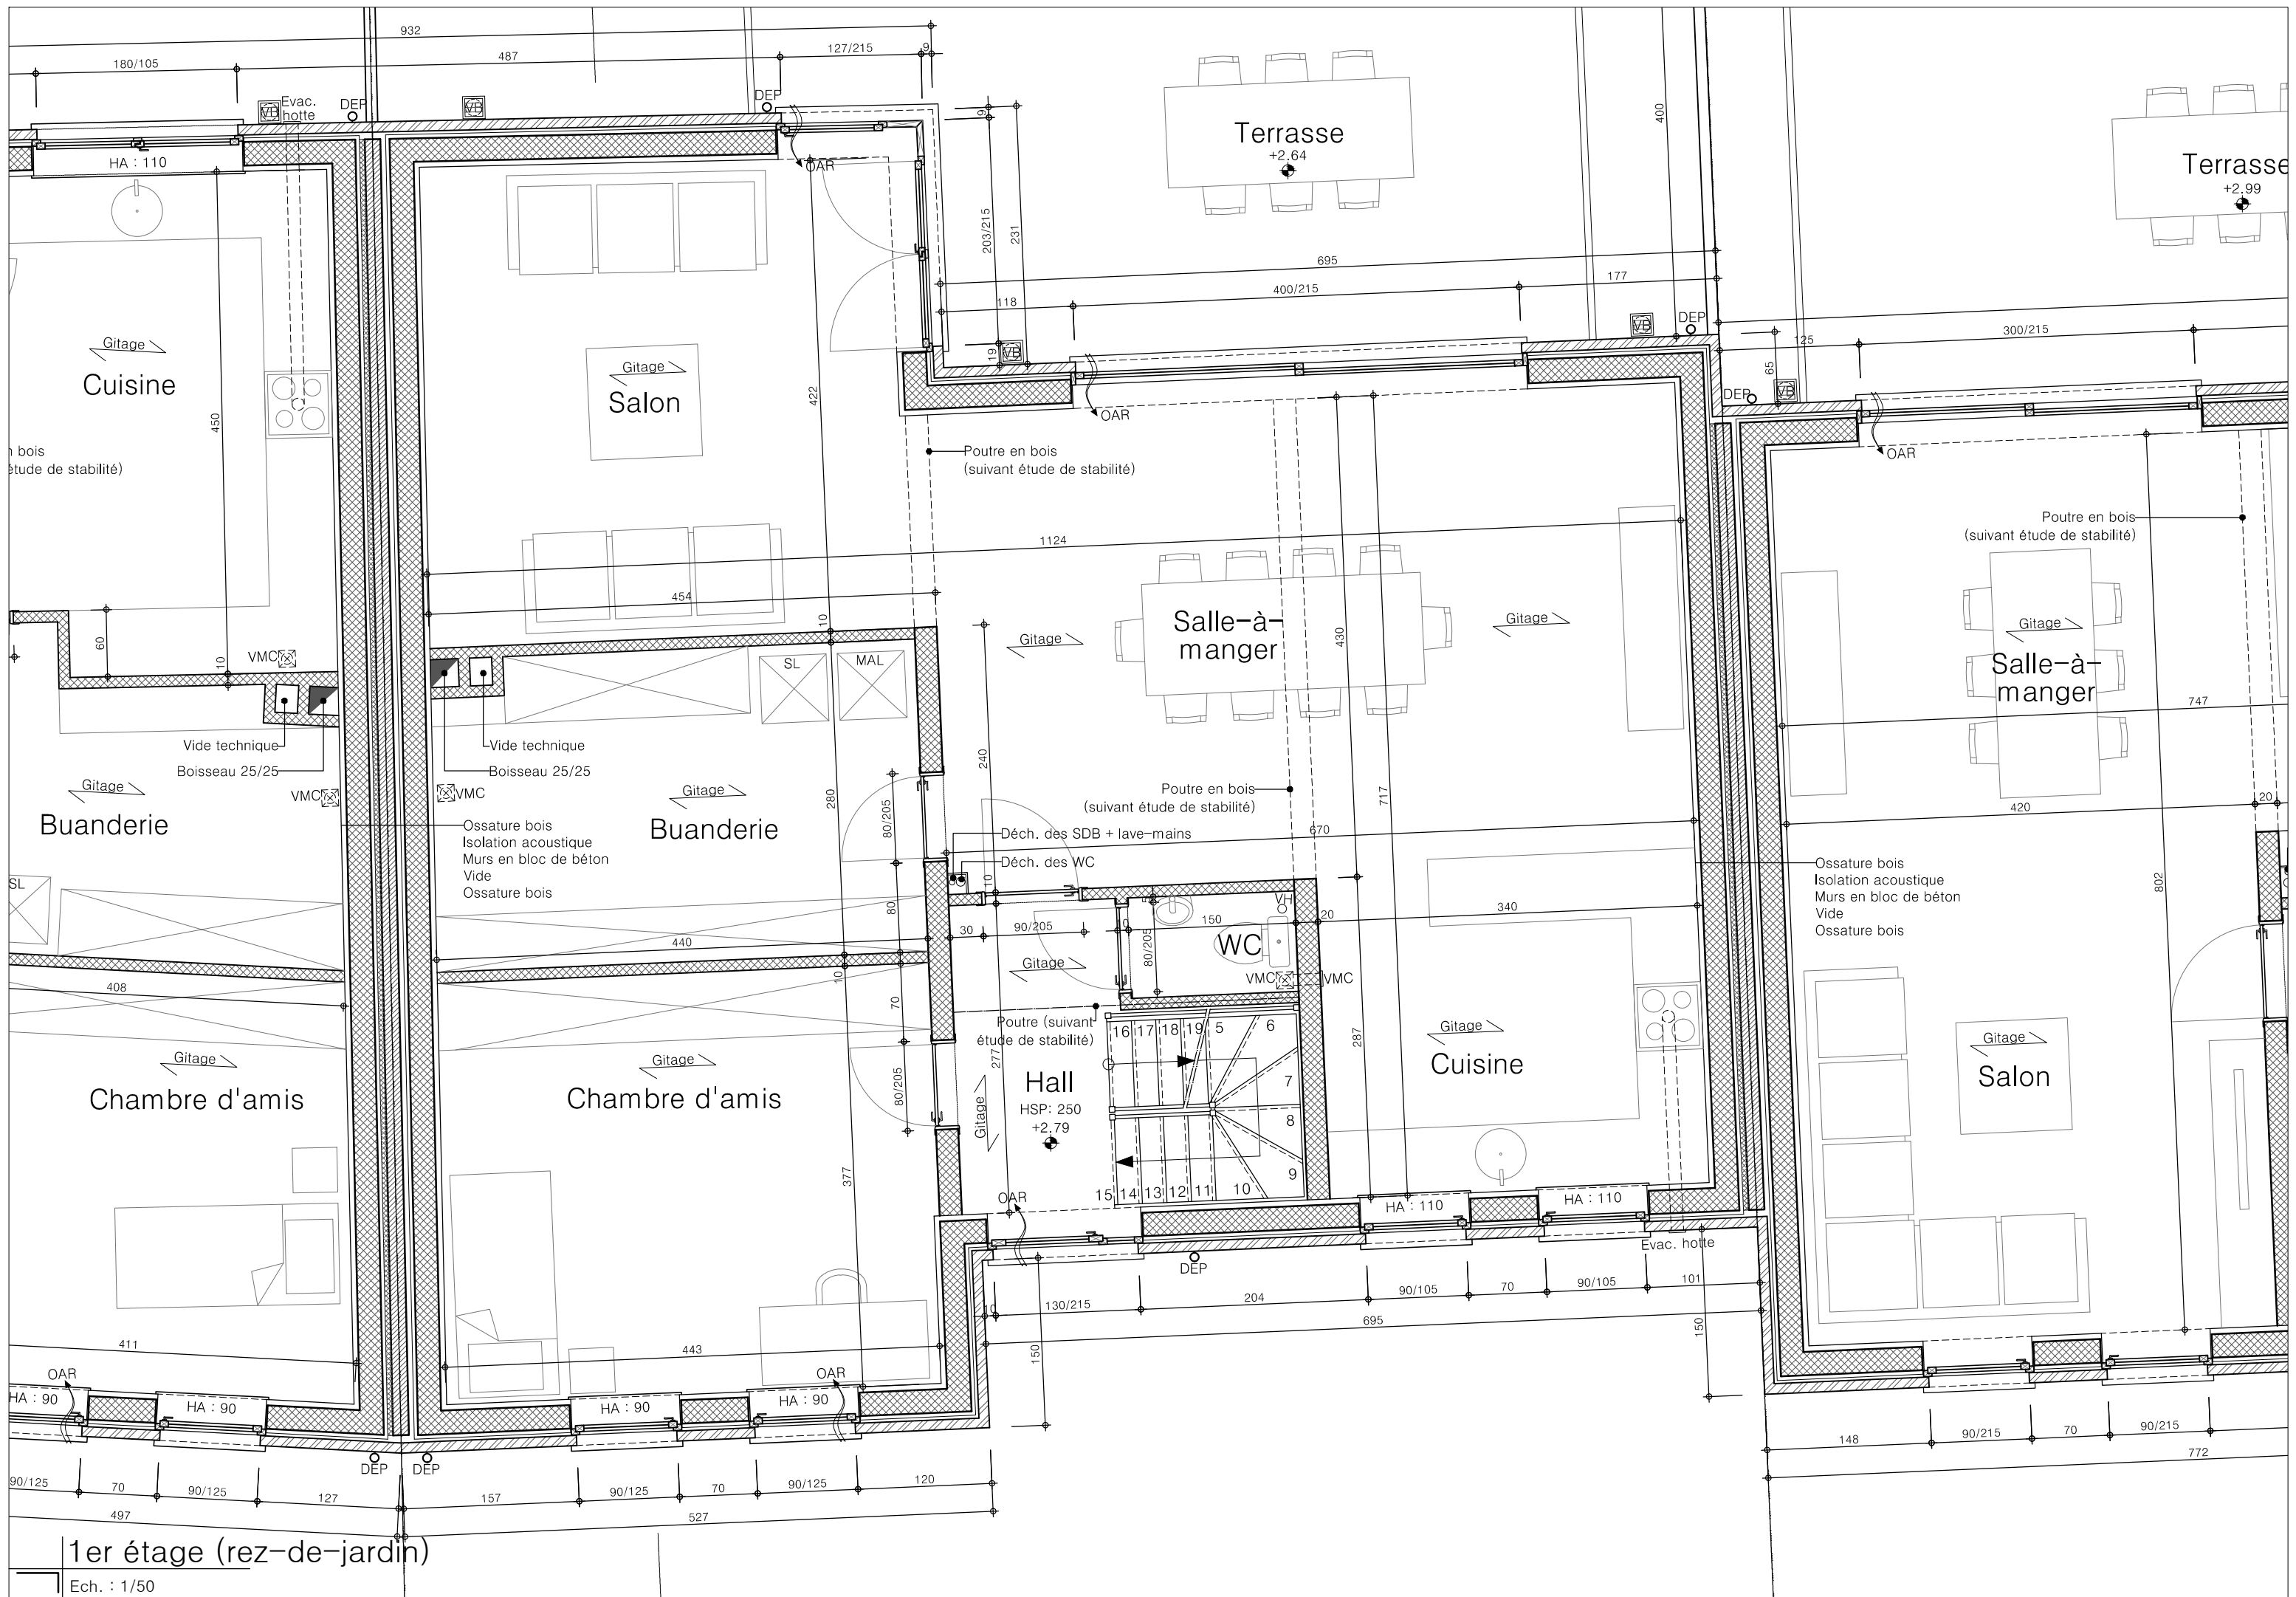

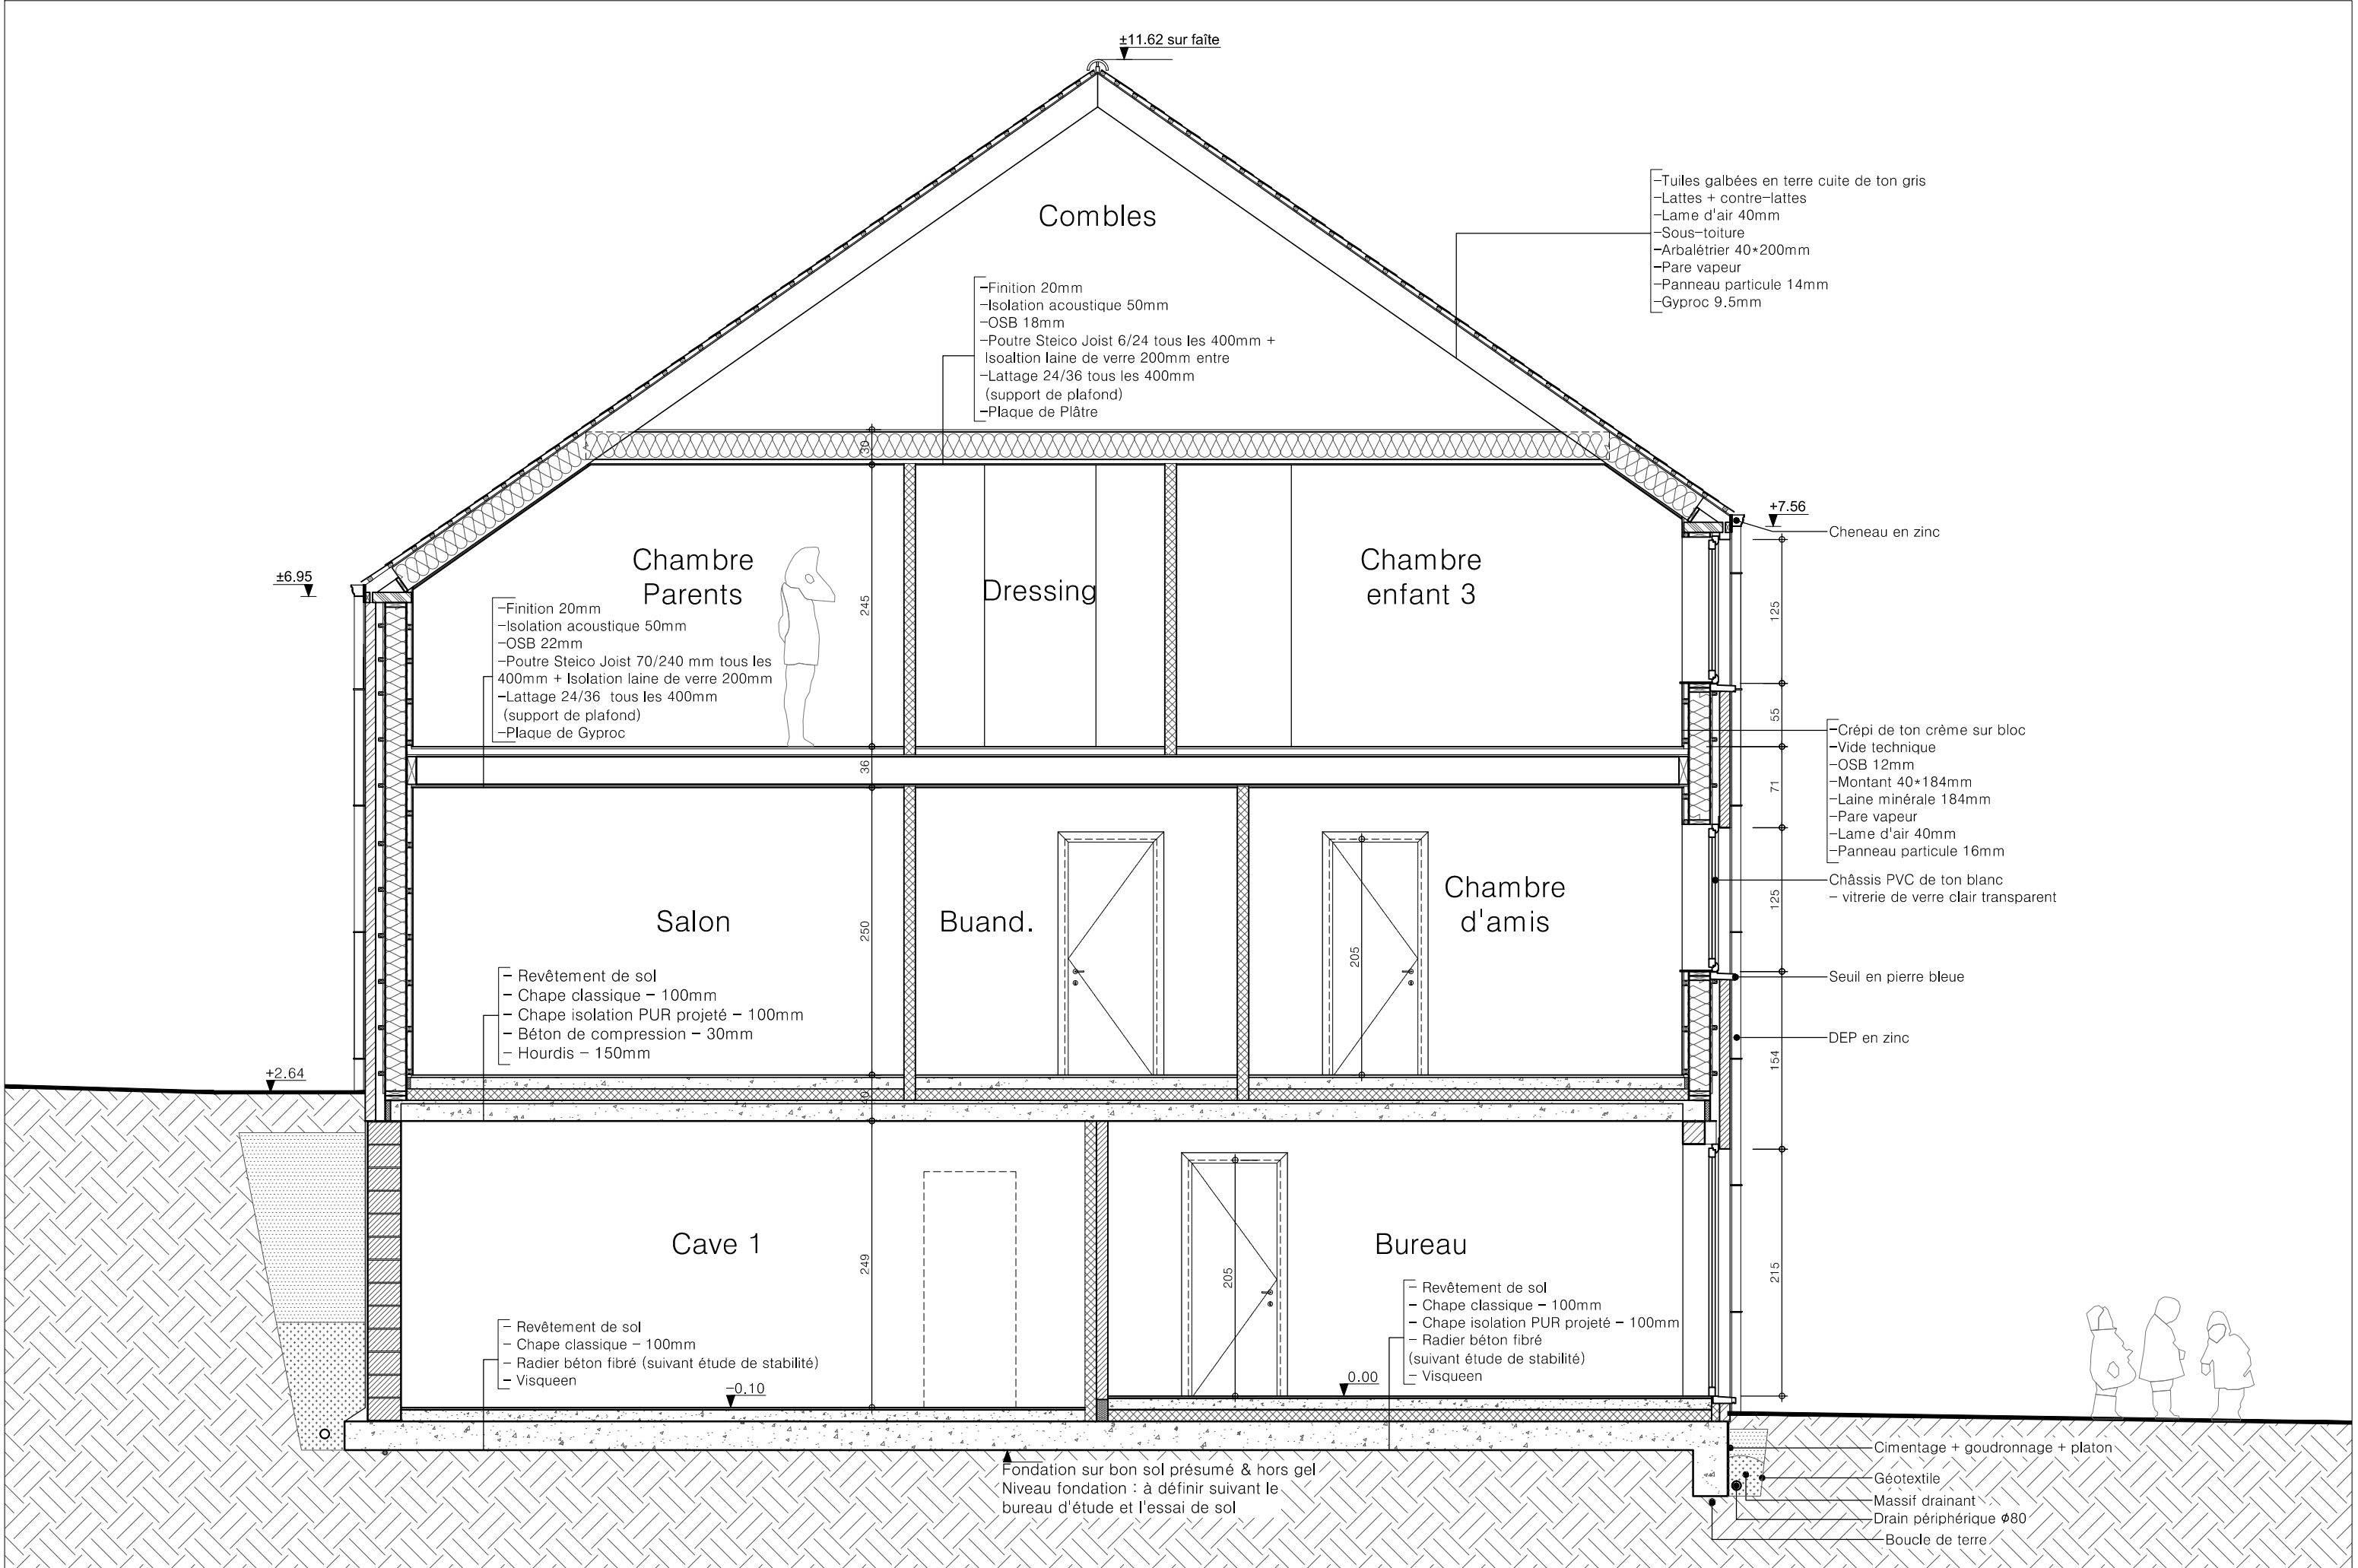


Coupe CC

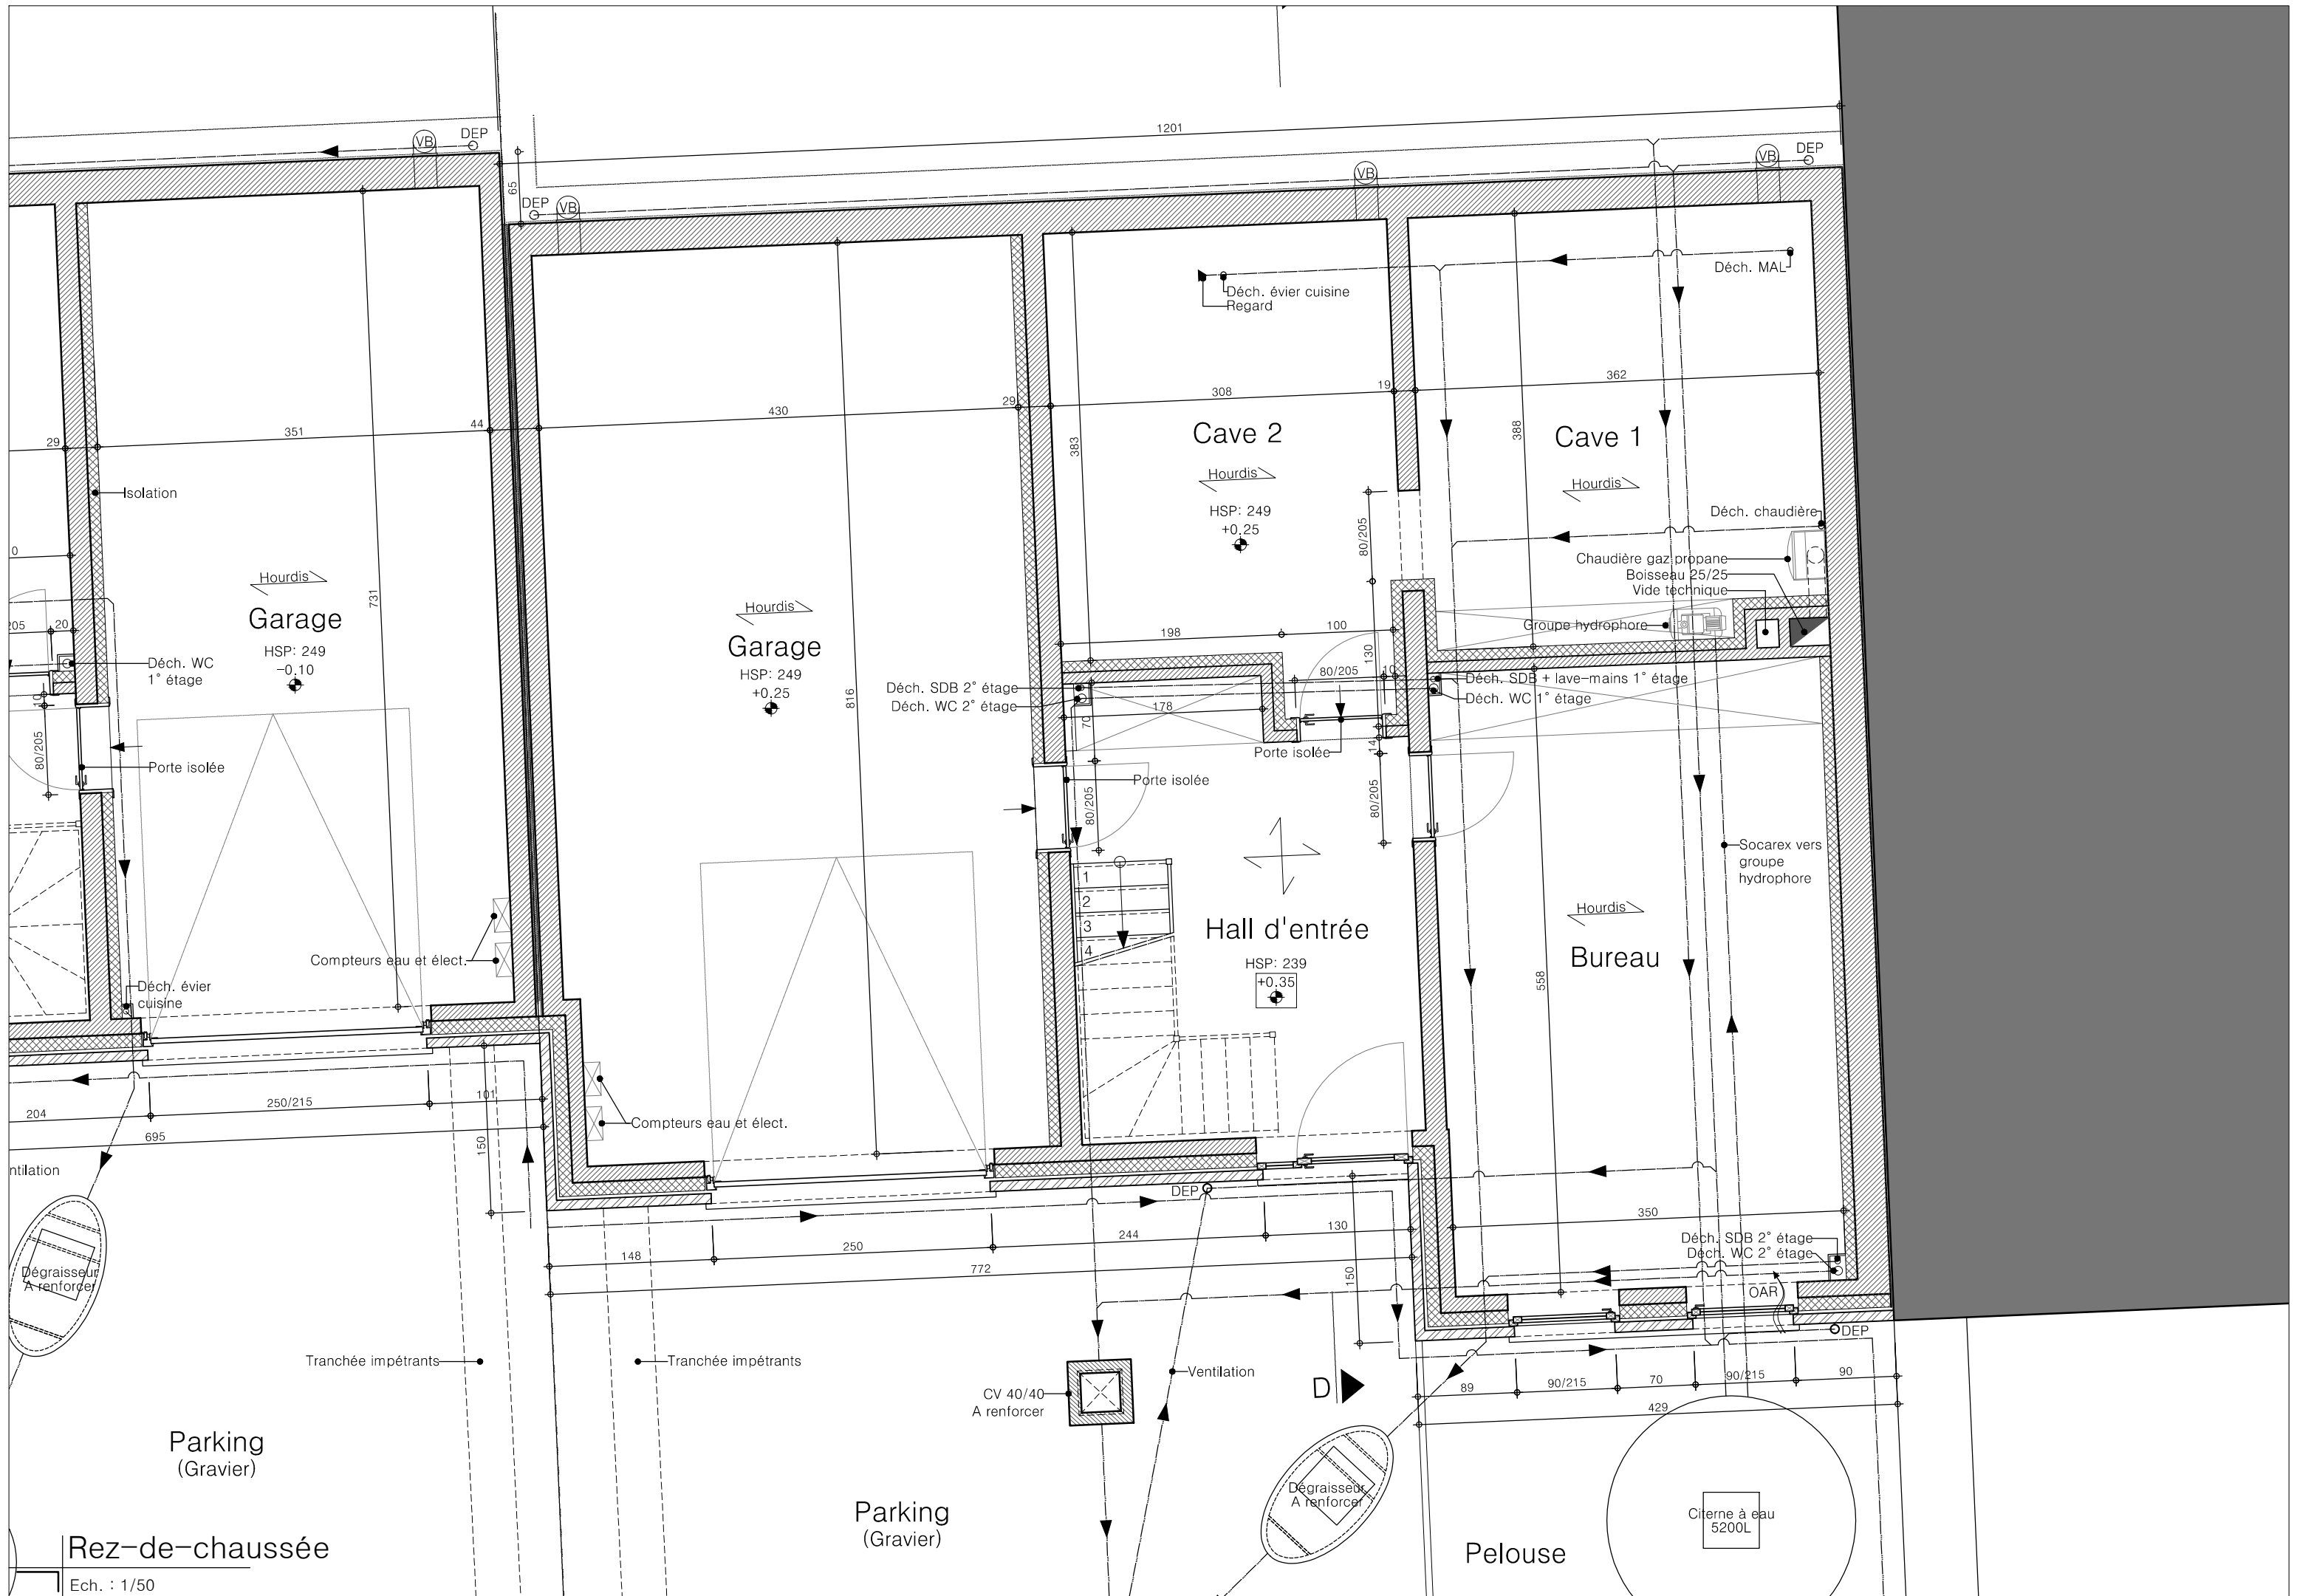


Rez-de-chaussée


Ech. : 1/50

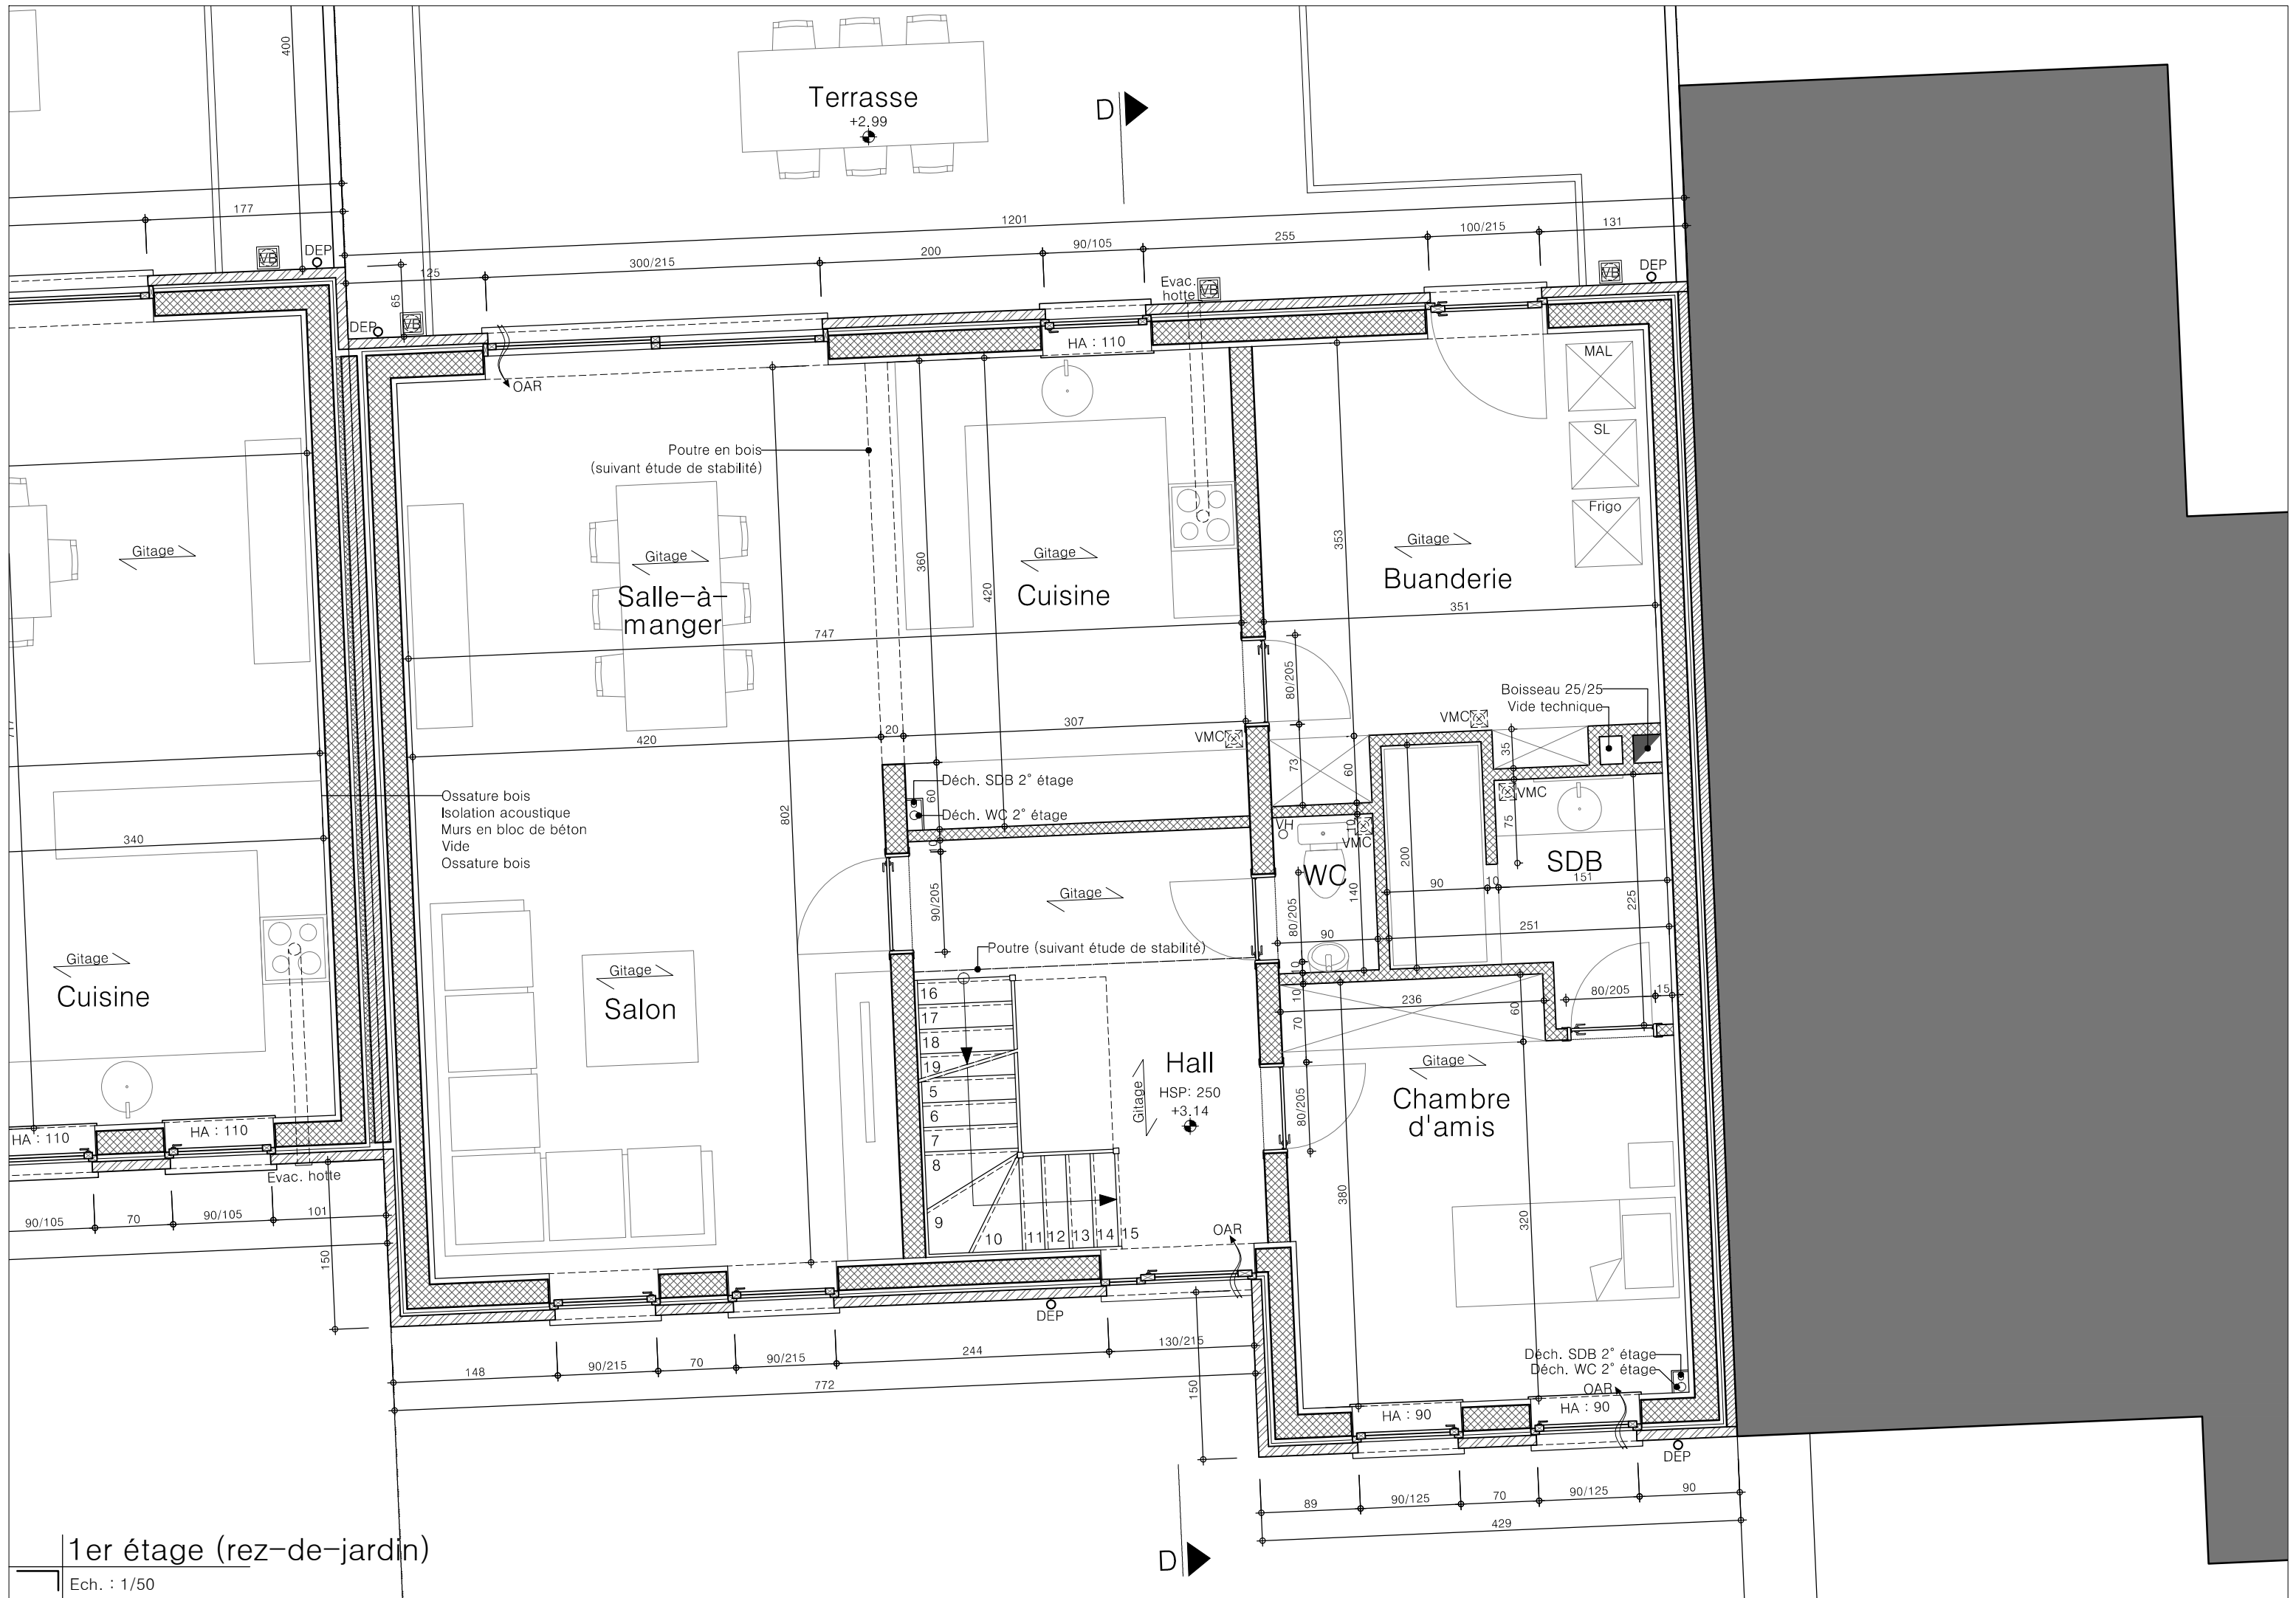

1er étage (rez-de-jardin)



Ech. : 1/50

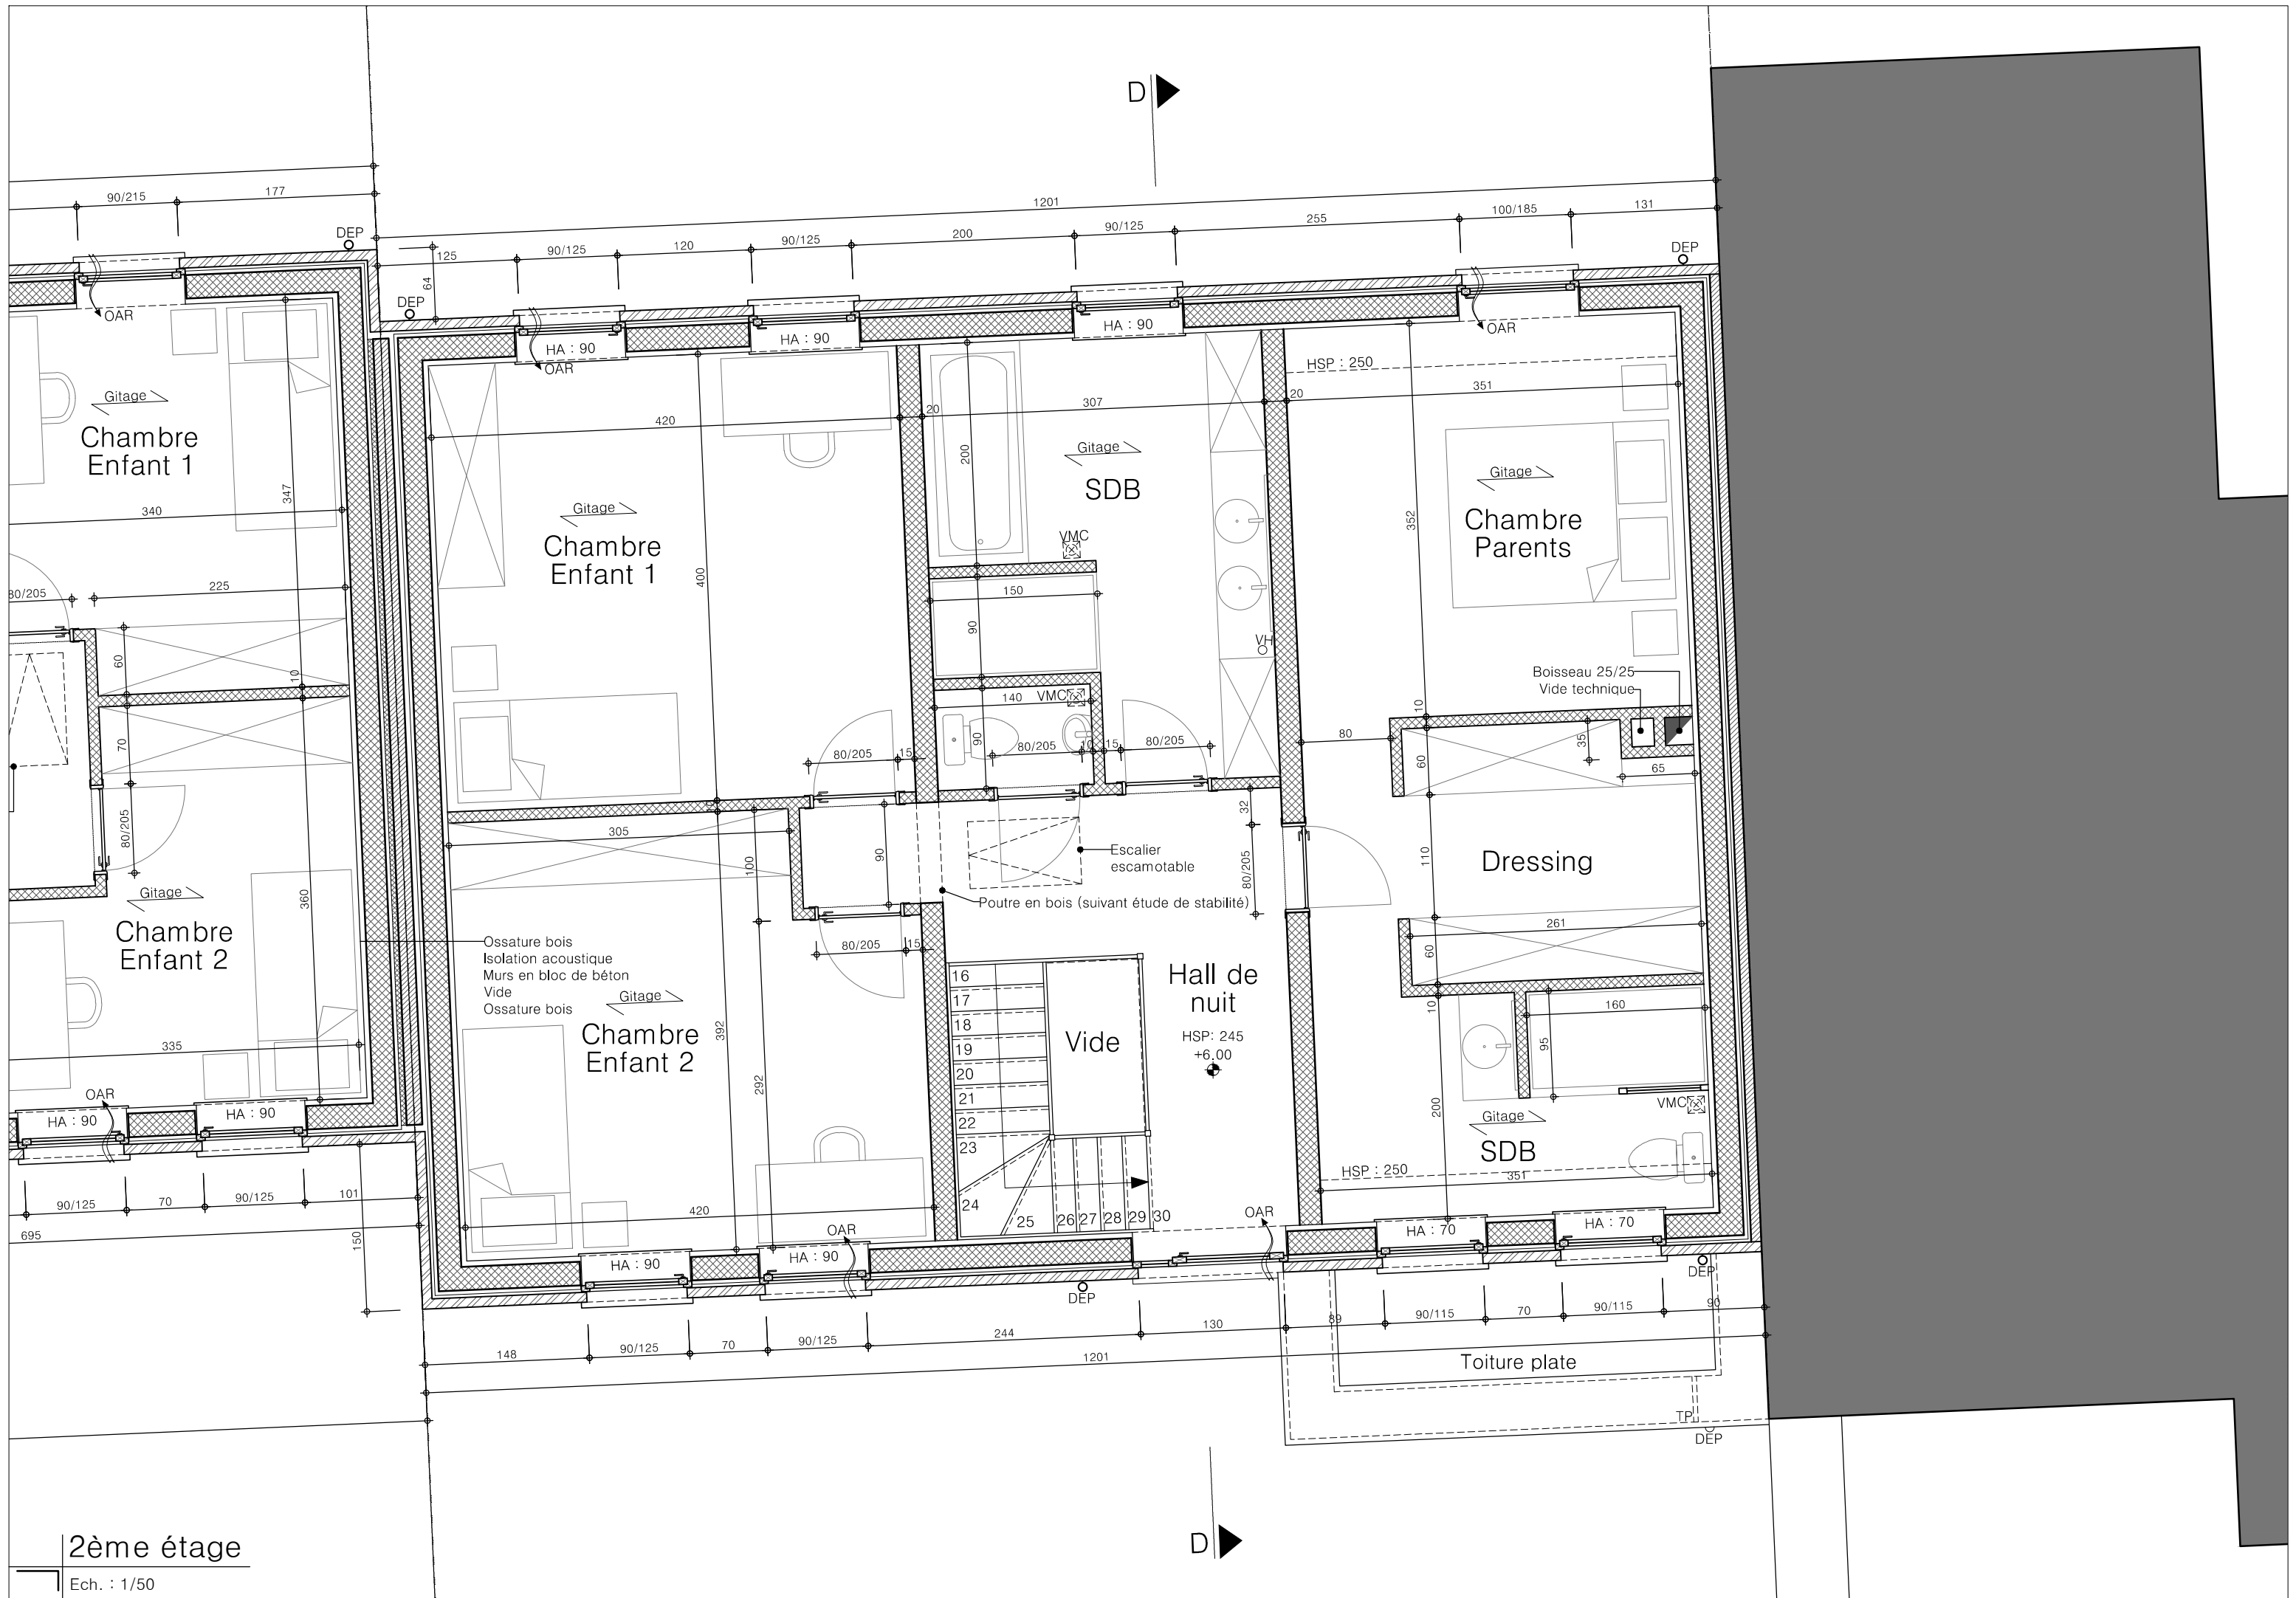


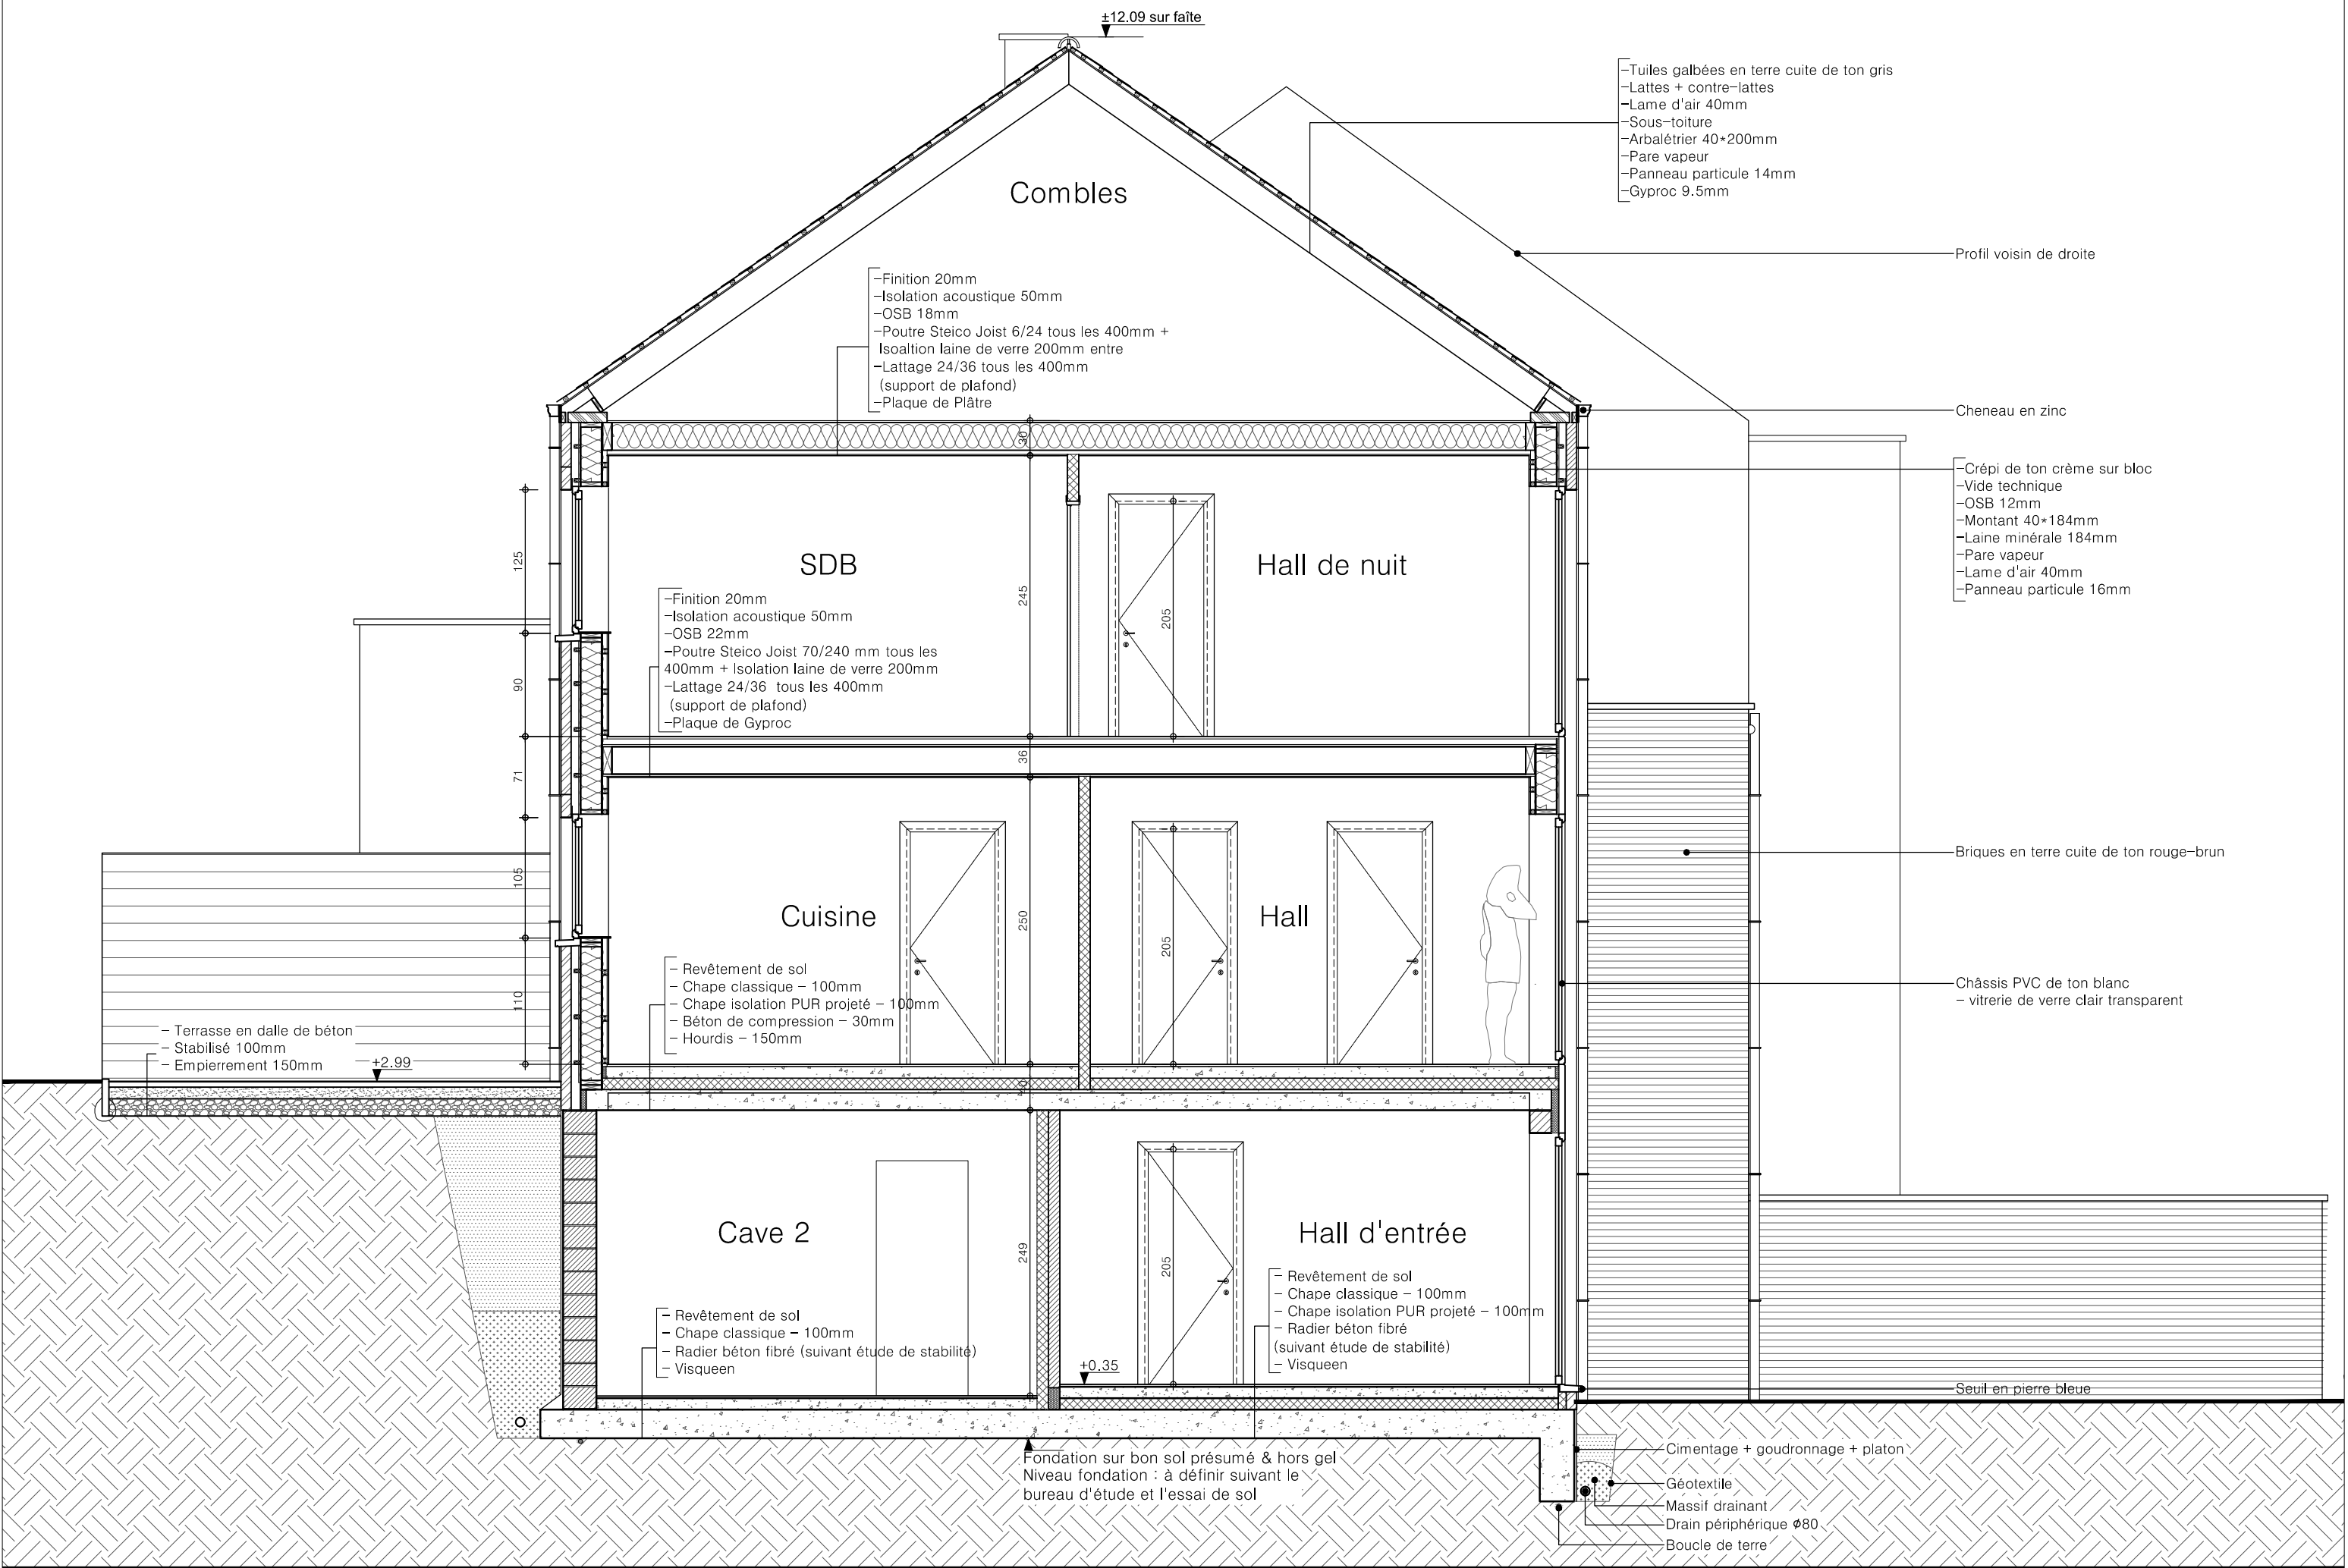

Coupe DD


Ech. : 1/50

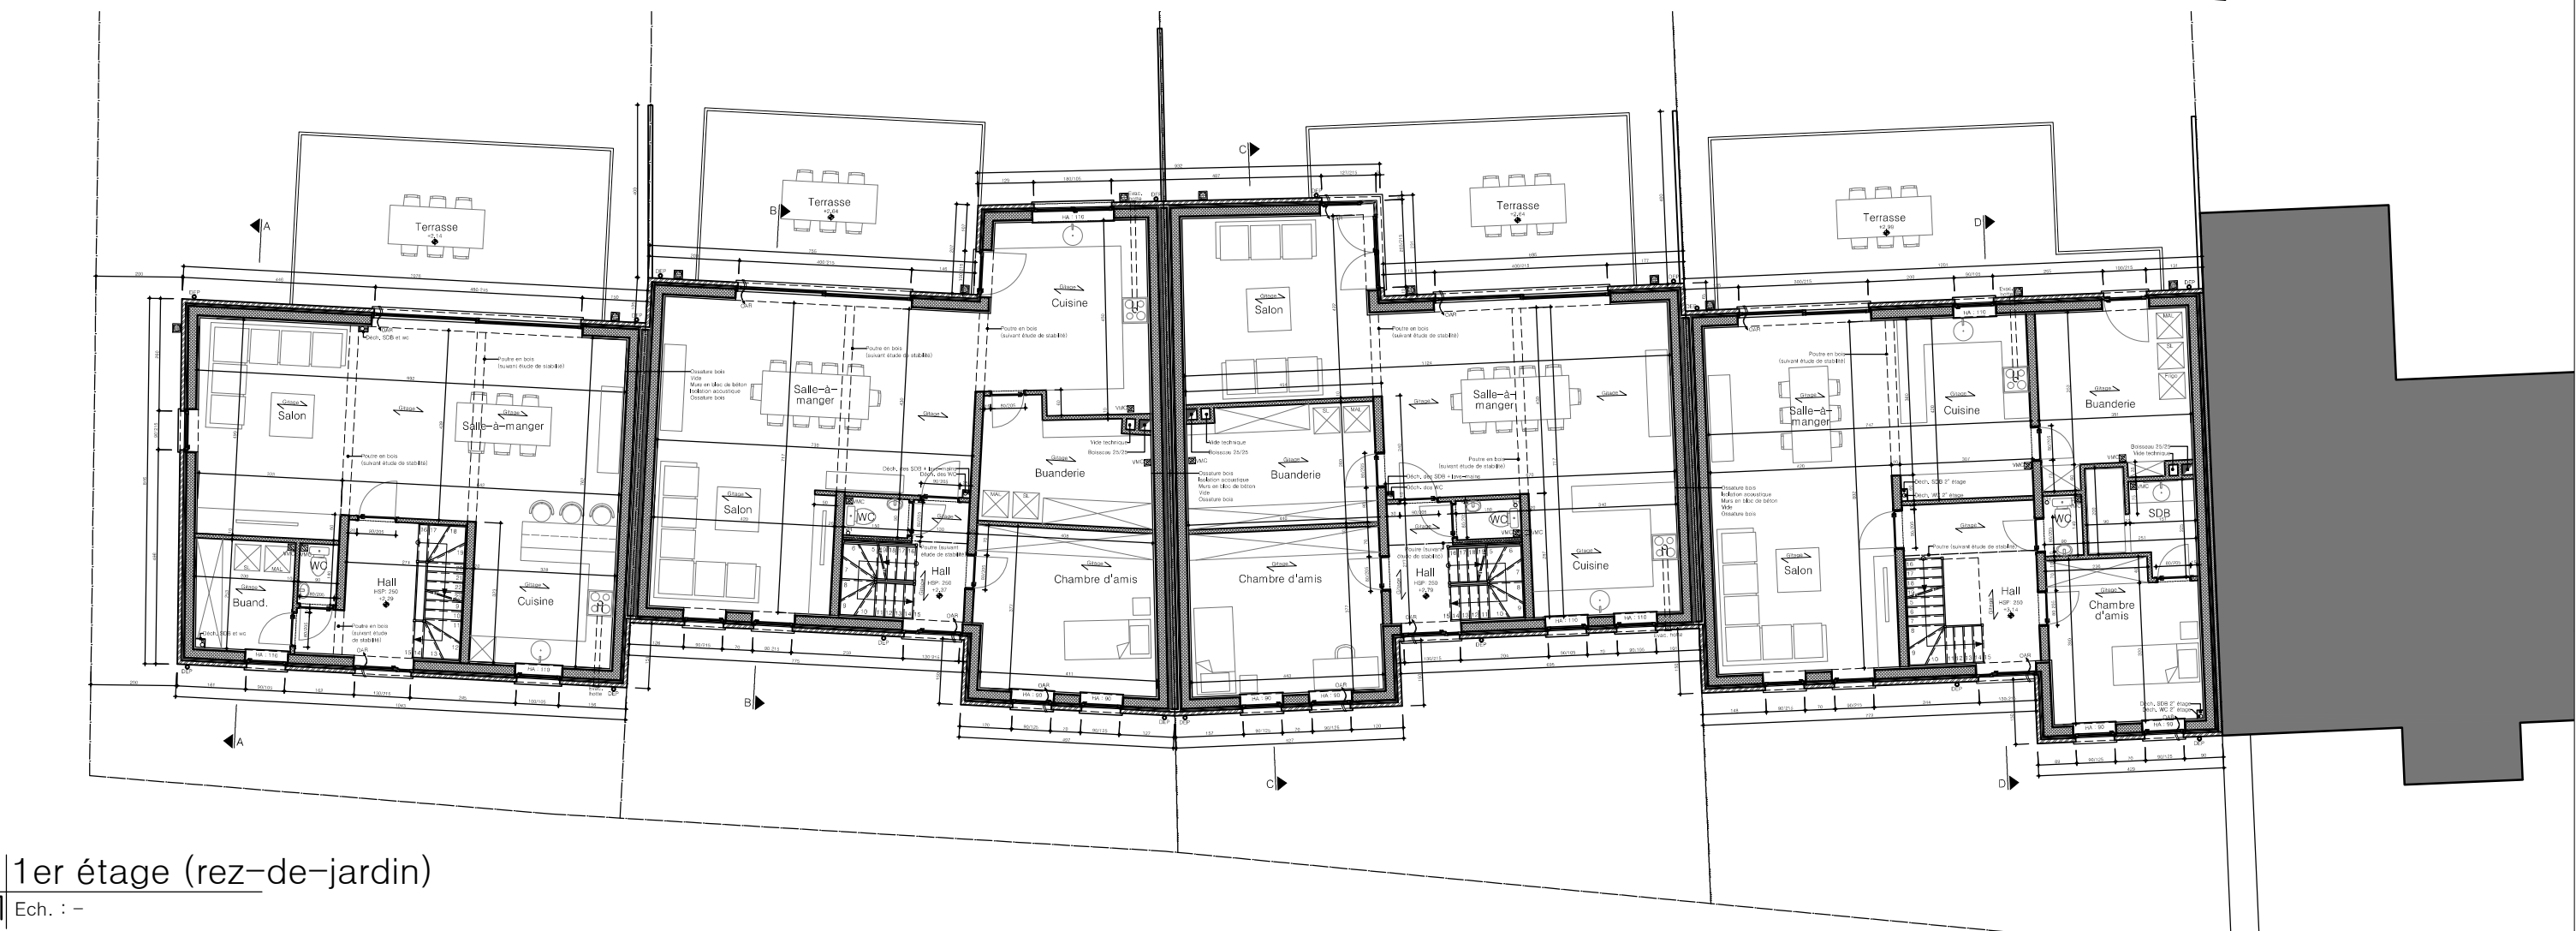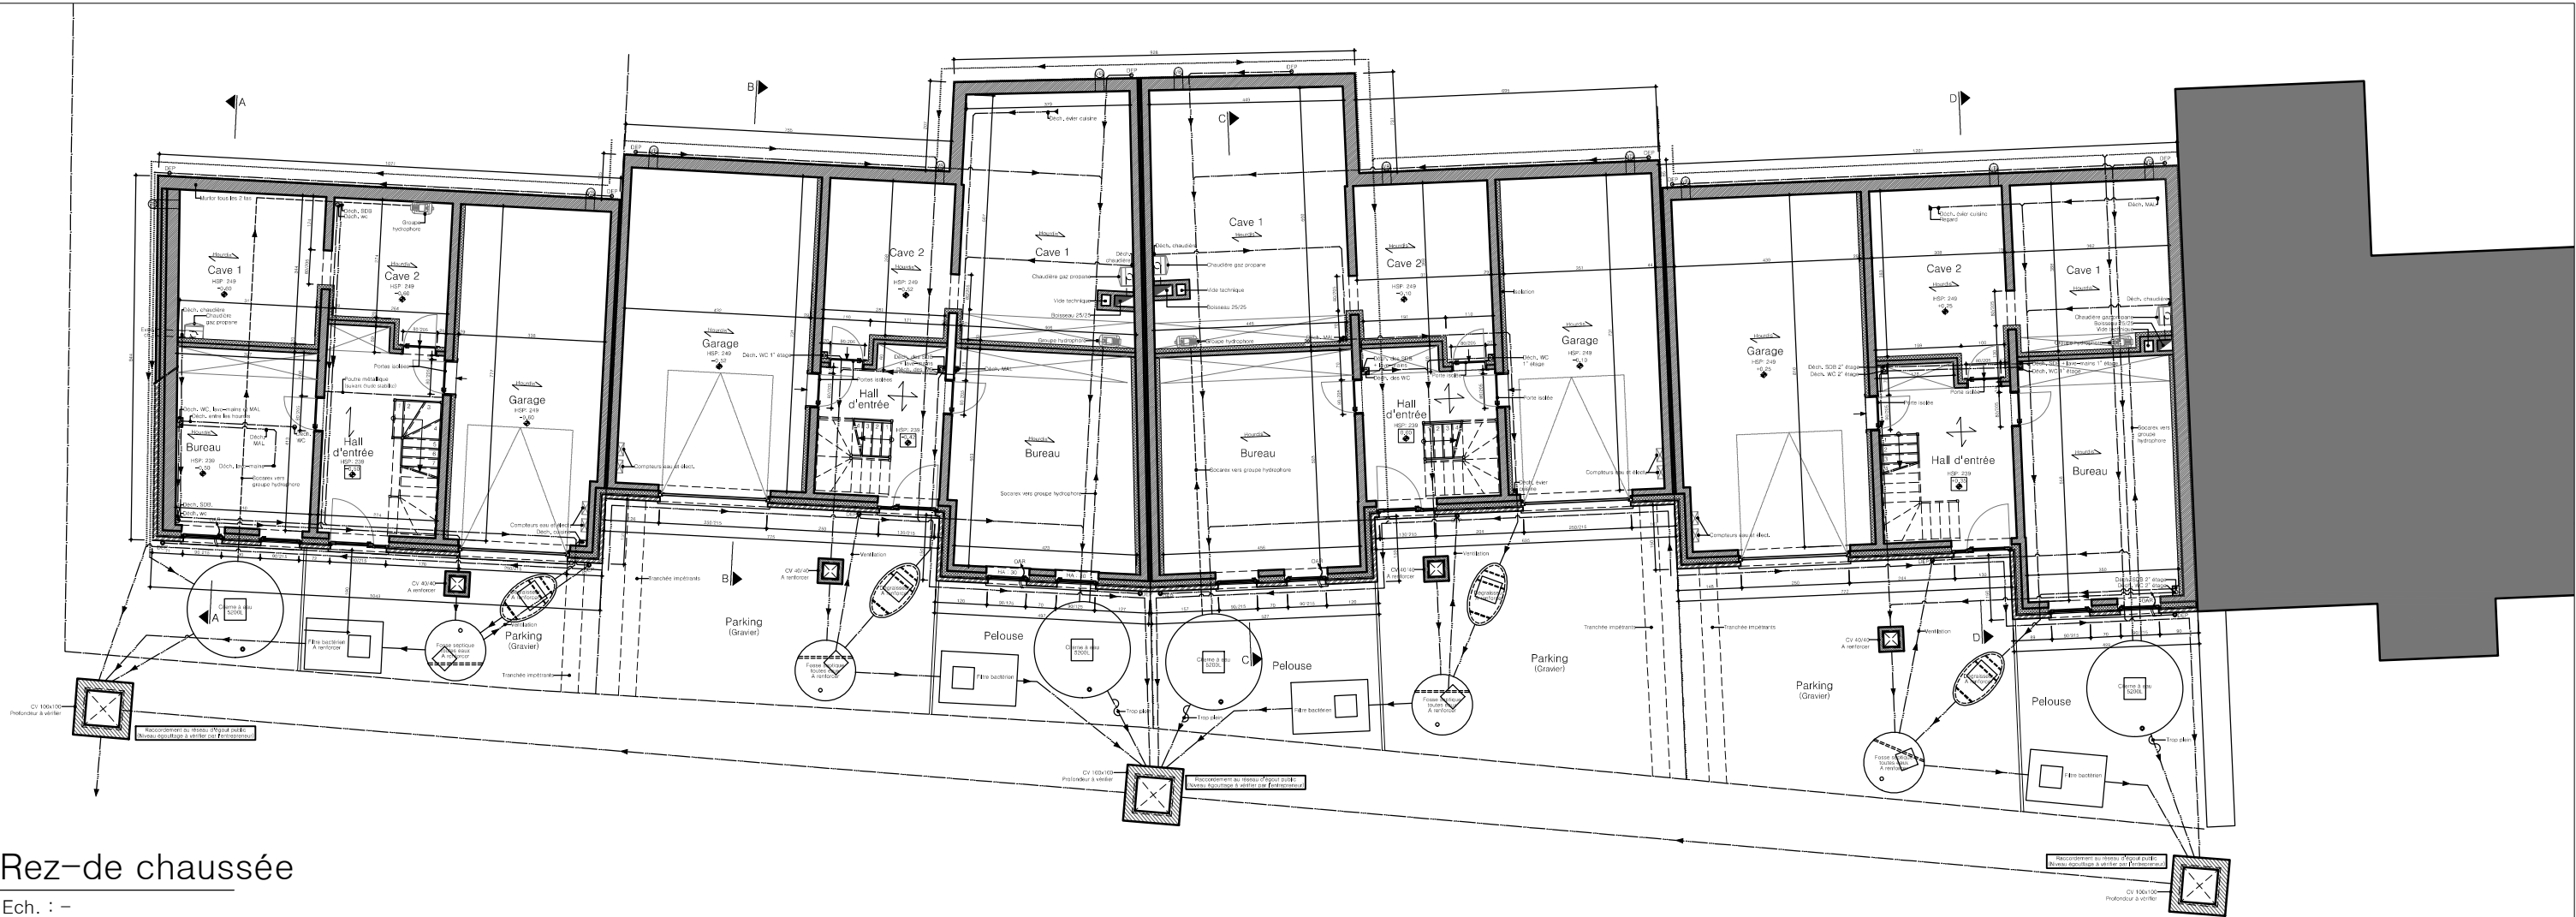

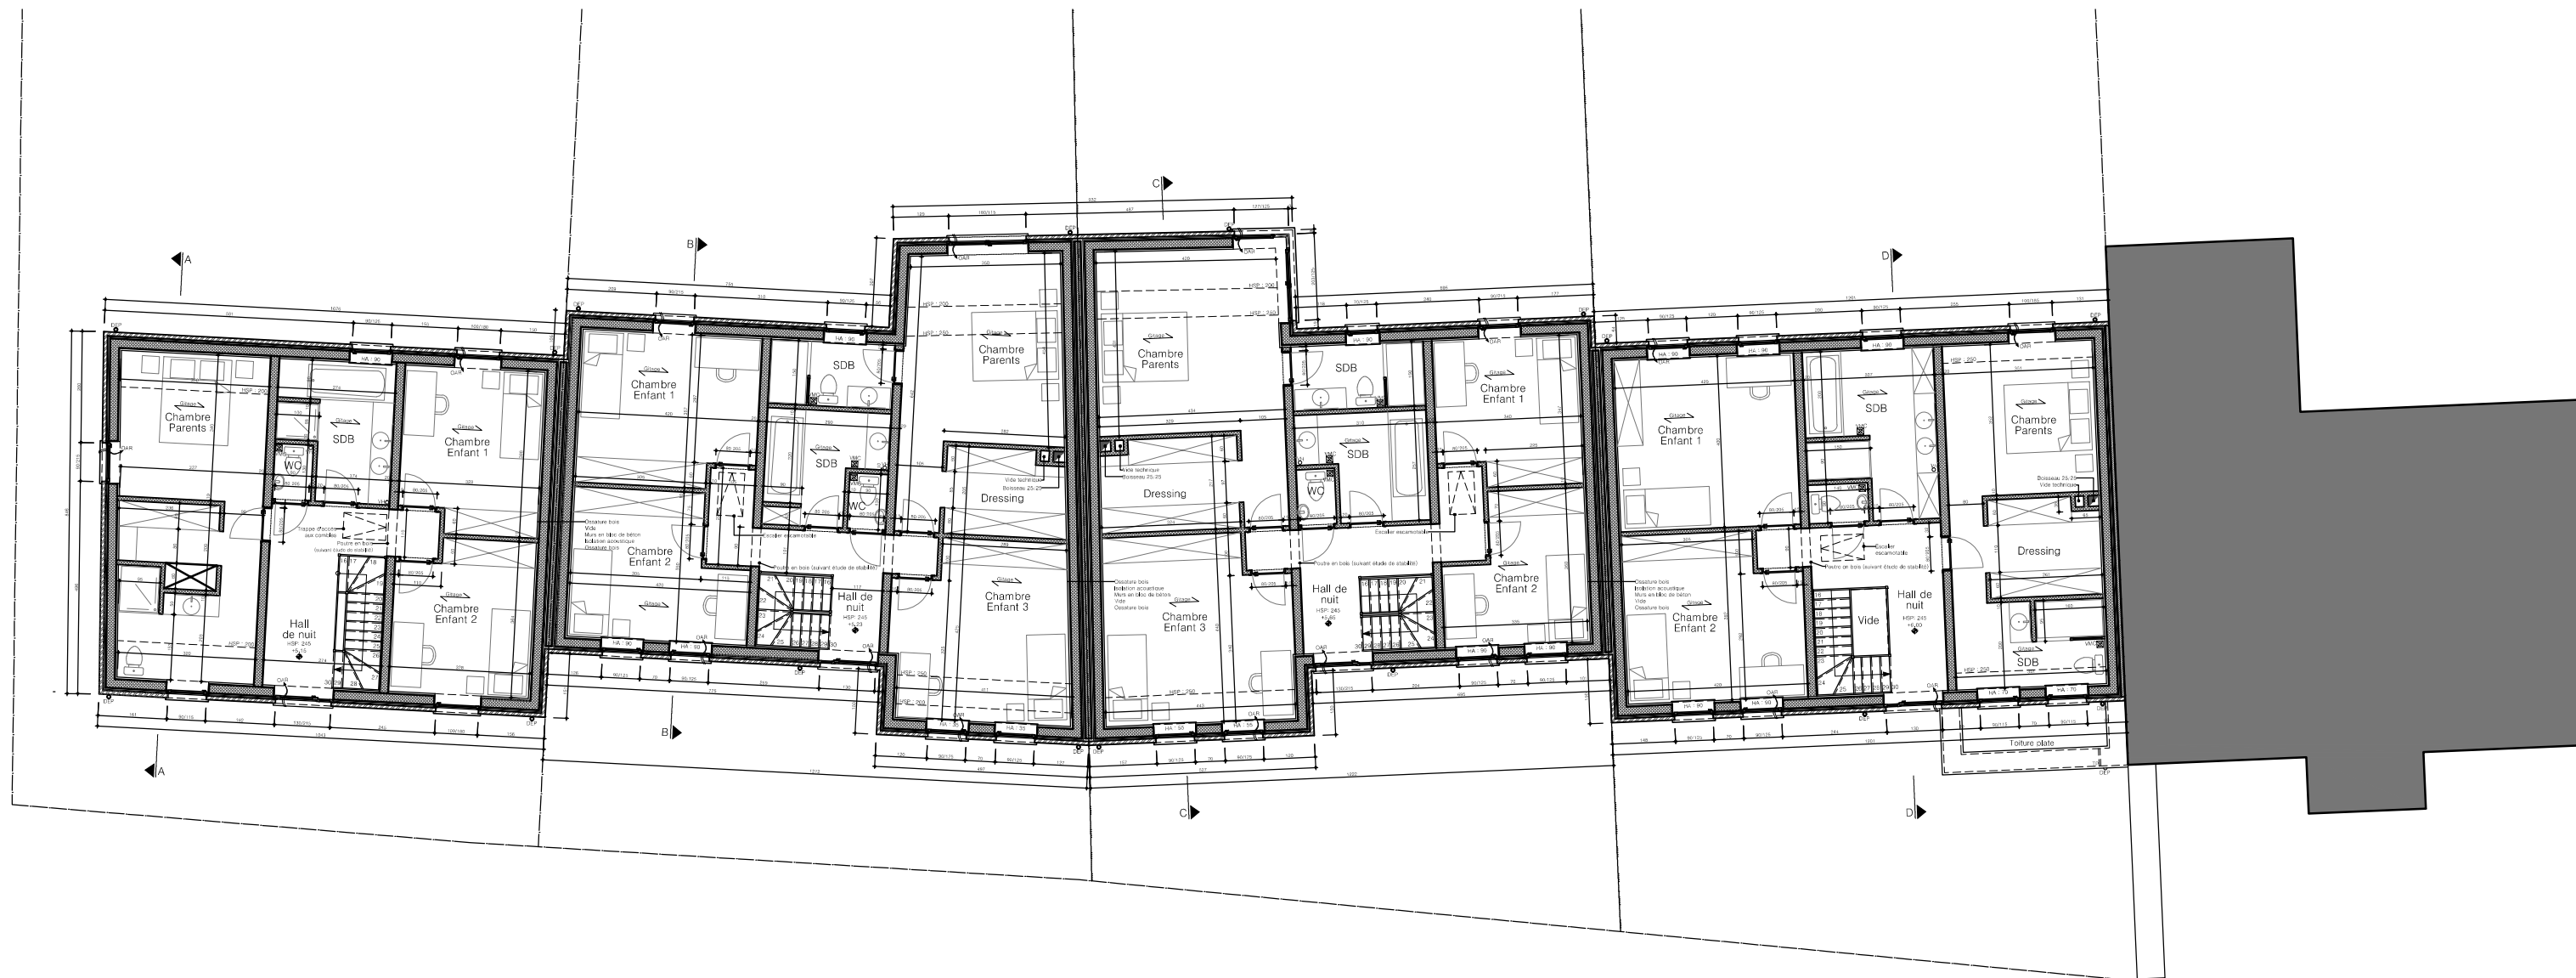

2ème étage

Ech. : -

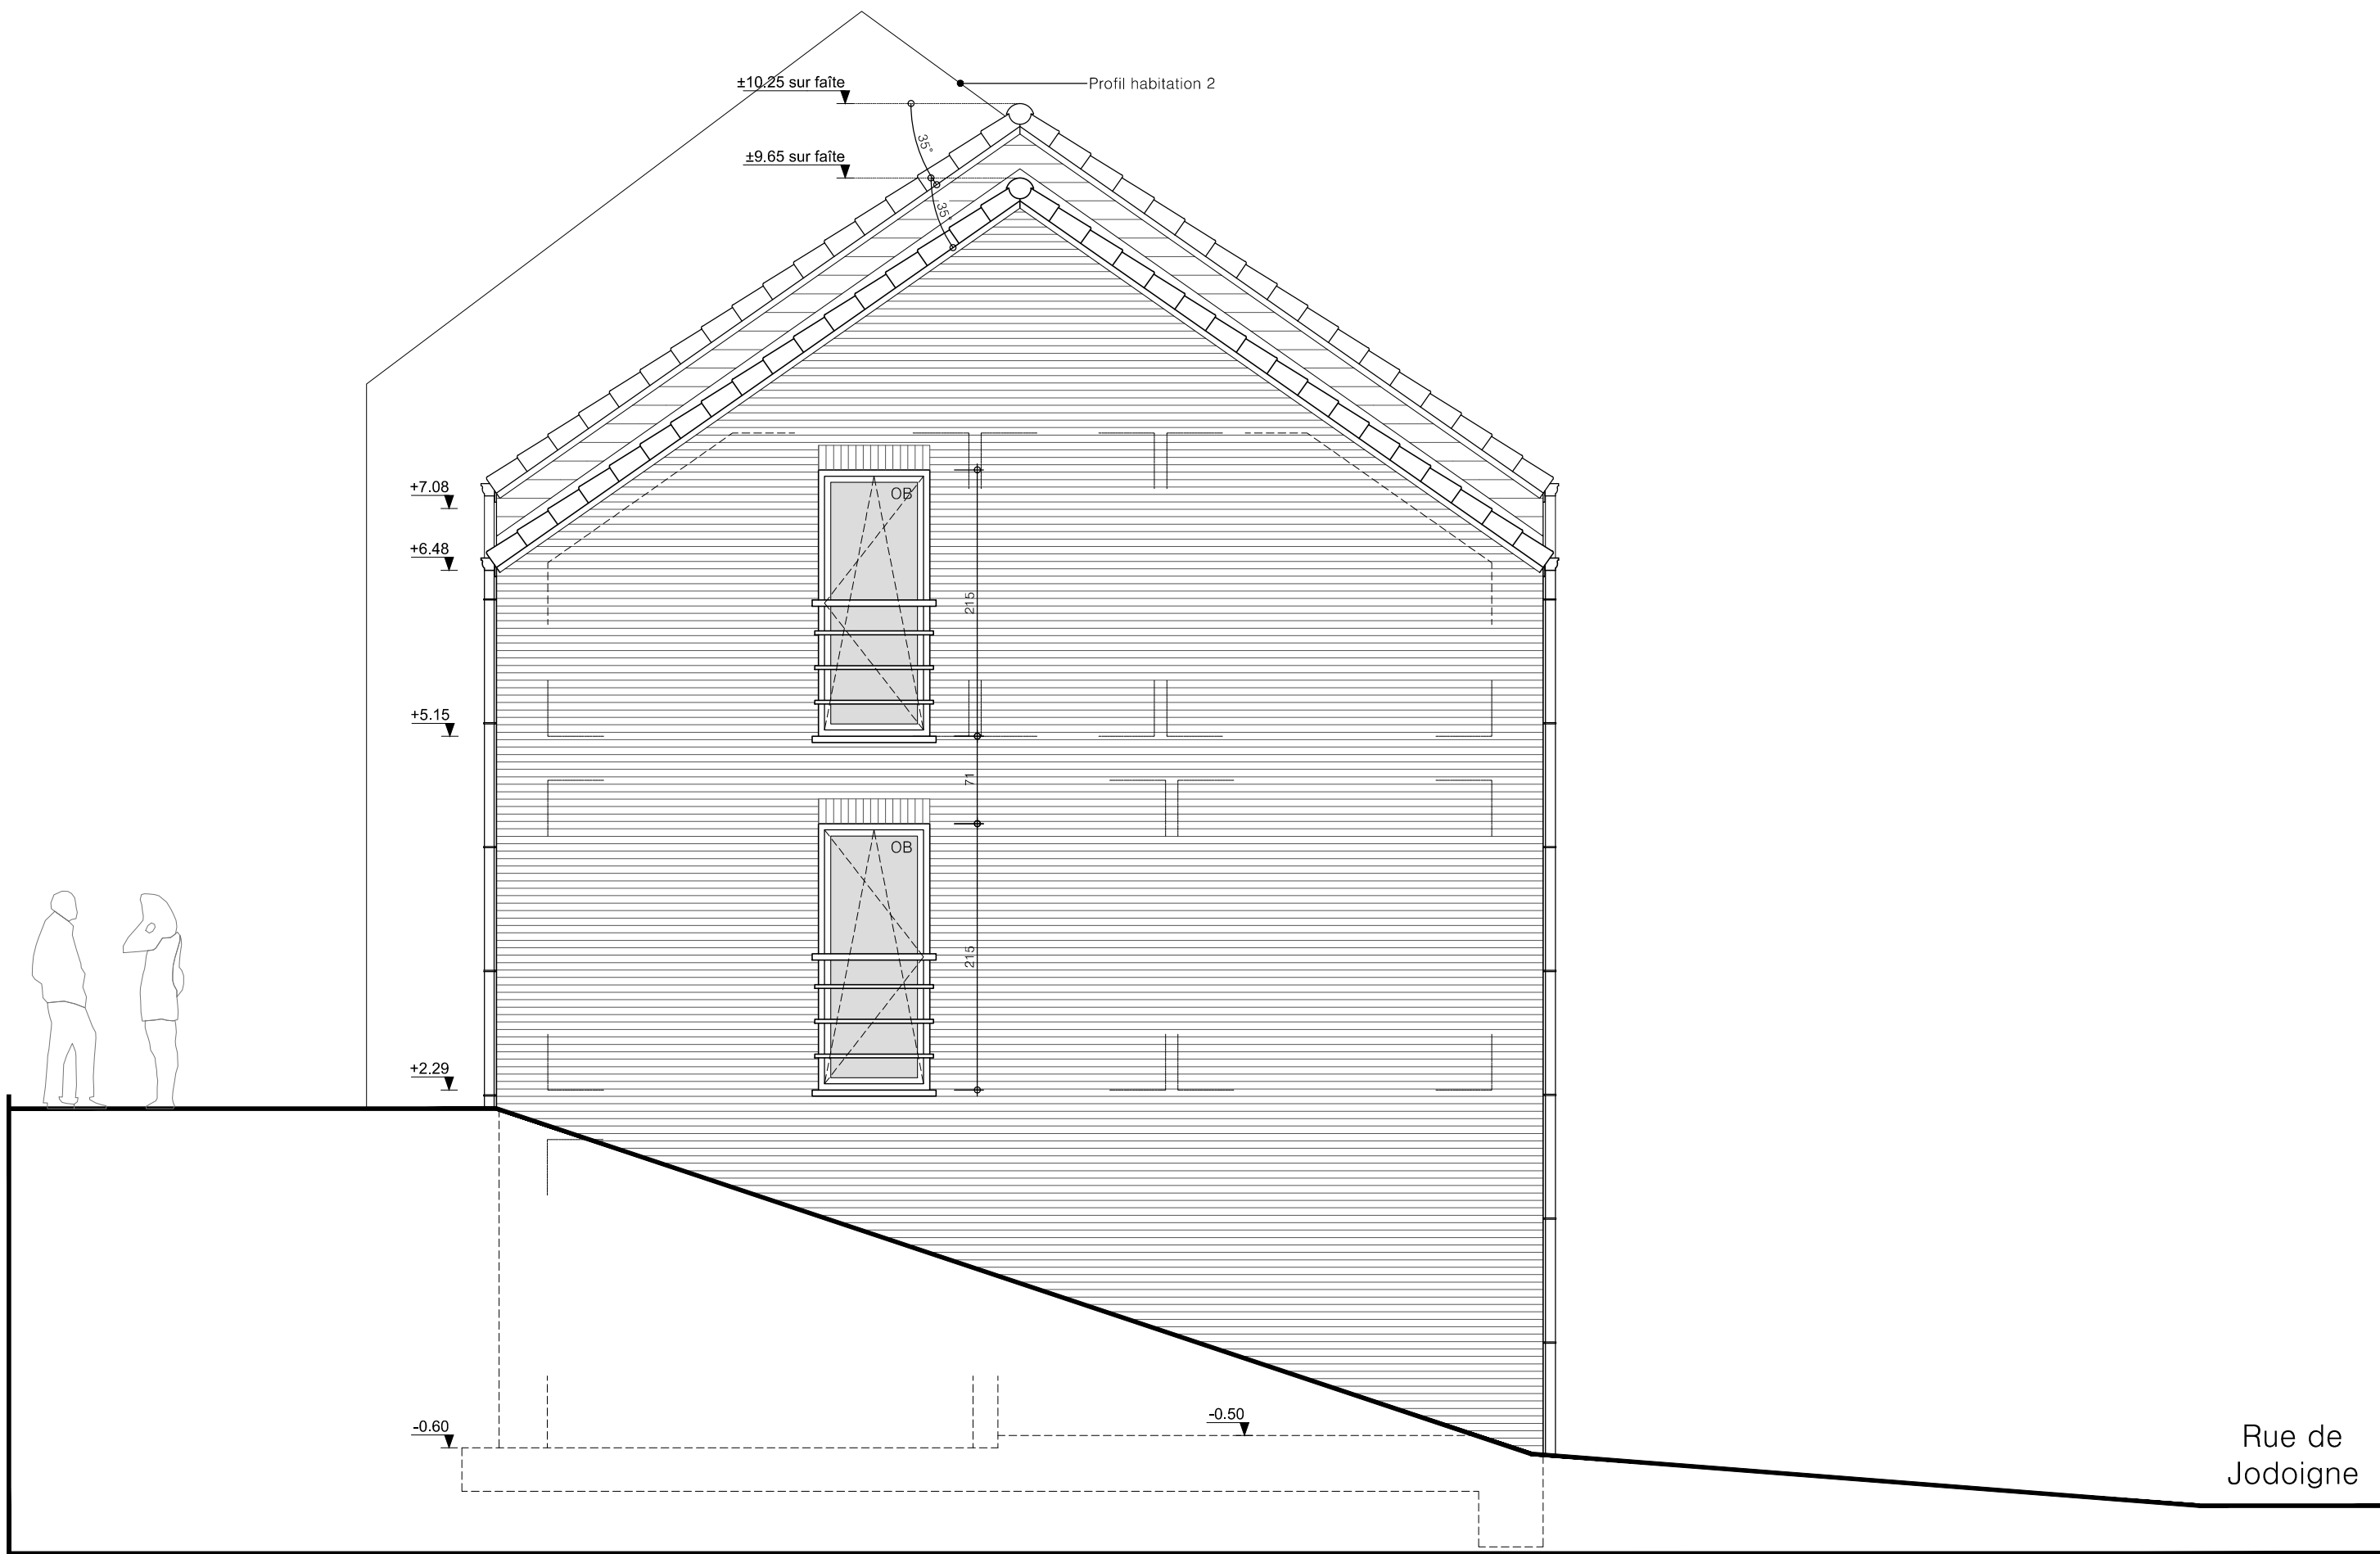

Façade gauche

Ech. : 1/50



VINÇOTTE asbl

Organisme de contrôle agréé | Service externe pour les contrôles techniques sur le lieu de travail

Siège social: Jan Olieslagerslaan 35 • 1800 Vilvoorde • Belgique

TVA: BE 0402.726.875 • RPM Bruxelles • BNP Paribas Fortis: BE 25 2100 4144 1482 • BIC: GEBABEBB

- ☐ Bollebergen 2a bus 12, 9052 Gent
☐ Jan Olieslagerslaan 35, 1800 Vilvoorde
☐ Noordersingel 23, 2140 Antwerpen
☒ Rue Phocas Lejeune 11, 5032 Gembloux

Tel: +32 9 244 77 11
Tel: +32 2 674 57 11
Tel: +32 3 221 86 11
Tel: +32 81 432 611

gent@vincotte.be
brussels@vincotte.be
antwerpen@vincotte.be
gembloux@vincotte.be



F 102878

Rési code: 1

PROCÈS VERBAL D'EXAMEN DE CONFORMITÉ ET/OU DE VISITE DE CONTRÔLE D'UNE INSTALLATION ÉLECTRIQUE BASSE TENSION

Responsable des travaux:

Installation:

Propriétaire / gestionnaire:

Nom, Prénom: <u>Redipont M</u>	Nom, Prénom: <u>N. P. K. J. M. B.</u>
N° carte d'identité: <u>frumehuy</u>	Adresse: <u>7 rue de l'écluse 13 du Tiroir 39</u>
N° TVA: BE	CP + Commune: <u>1360 Tournai, Steen</u>
	Tél.: <u>1</u>

Bases de l'examen: Règlement Général sur les Installations Électriques (RGIE)

☒ Art 270	☒ mise en usage	☐ modification	☐ extension	☒ Art 86	☐ Art 271bis	① Unité d'habitation
	☐ mobile	☐ temporaire		☐ Art 87	☐ Art 278	② Unité de travail domestique
☐ Art 271	☐ périodique	☐ contrôle	☐	☐ Art 88	☐ Art	③ Parties communes
☐ Art 276: renforcement	☐ Art 276bis: vente d'une unité d'habitation			☐ Art	☐ Art	④ Unité de travail

Données générales de l'installation électrique:

Données distributeur	EAN	☒ EAN non communiqué	☐ Compt. kWh non placé
	Compt. kWh n° <u>36698761</u>	Index jour: <u>75</u>	nuit: <u>76</u>
Données installation	Protection branchement (A): ☐ 020 ☐ 025 ☐ 032 ☒ 040 ☐ 050 ☐ 063 ☐ 080 ☐ 100		☐ Compt. kWh exclusif nuit: n°: Index nuit:
	Conçue pour U _N : ☒ 230 V ☐ 3x230 V ☐ 3N400 V		Type de prise de terre: ☐ boucle de terre ☐ barres / piquets
	Courant nominal maximum (A): ☐ 020 ☐ 025 ☐ 032 ☒ 040 ☐ 050 ☐ 063 ☐ 080 ☐ 100		☐
Description installation	Câble d'alimentation tableau principal: <u>1.6</u> X <u>10</u> mm ² - Type: <u>UAB</u>		
	Dispositif diff. gén.: <u>1.0</u> A / <u>300</u> mA		Nombre de tableaux: <u>1</u>
☒ Voir annexe(s)	Nombre de circuits terminaux: <u>28</u>		

Mesures - tests - contrôle visuel - scellés:

☒ Contacts dir.	☒ Contacts indir.	☒ Montage	☒ Appareils	☐ Matériel	☒ >section	☒ Schémas	☐ Contrôle bcl de défaut
☒ Résistance de dispersion de la prise de terre: <u>2.7</u> Ω		☒ Isolement général: <u>1.0</u> MΩ		☒ Continuité de terre		☒ Test dispositif diff.	
Le dispositif différentiel général: ☐ était plombé ☒ a été plombé ☐ n'a pas été plombé ☐ ne peut pas être plombé							

Infractions - Remarques (pour la signification des codes éventuels: voir au verso)

Infractions Nouvelle installation	
☒ Néant	
Infractions Installation existante	
☐ Néant	
Remarques	Visa GRD ou mandataire:
☐ Néant	

Conclusion(s):

- ☒ La nouvelle installation est conforme ~~n'est pas conforme~~ au RGIE.
☐ L'installation existante est conforme ~~n'est pas conforme~~ au RGIE.

L'installation électrique doit être recontrôlée avant

☐ par le même organisme de contrôle (*).

Pour le Directeur Général: Signature

Agent visiteur: 3000Agent n°: 1046Date: 29.10.2018Annexe(s): ☐ Schéma(s) de position:☐ Schéma(s) unifilaire(s):

- Ce procès verbal doit être conservé dans le dossier de l'installation électrique et ce dossier doit renseigner toute modification de l'installation.
- Le Service Public Fédéral Economie doit être avisé immédiatement de tout accident survenu aux personnes et dû, directement ou indirectement, à la présence d'électricité.
- Le contrôle n'a porté que sur les parties visibles et accessibles de l'installation.
☐ Les informations recueillies sur place ne nous permettent pas de déterminer la date de réalisation de l'installation électrique.
☐ Nous vous invitons à compléter le(s) schéma(s) pour les éléments qui n'étaient pas visibles lors de la visite de contrôle. En cas de doute portant sur la sécurité de ces éléments, nous vous invitons vivement à faire procéder à une visite de contrôle complémentaire.
(*) Les travaux nécessaires pour faire disparaître les infractions constatées au moment de la visite de contrôle doivent être exécutées sans retard et toutes mesures adéquates doivent être prises pour qu'en cas de maintien en service des installations les infractions ne constituent pas un danger pour les personnes et les biens. Dans le cas où, lors de cette nouvelle visite de contrôle, après max. 1 an, des infractions subsistent, l'organisme agréé se doit d'envoyer une copie du procès-verbal de visite de contrôle à la Direction générale de l'Energie préposée à la haute surveillance des installations électriques domestiques.